

Продажа - Участок - Los Pacos
 345.000€

Los Pacos

Участок



Price reduced ! Location is the key to this plot. Positioned in lower Los Pacos it is walking distance to all amenities, with restaurants, bars, shops and both local and international schools just a short stroll away. Fuengirola town and the beach is just 10 minutes' walk and all easily accessible to the train station at Los Boliches connecting you to the airport and Malaga city center. A luxury villa has been carefully designed by a highly renowned architect with all permits and building licences granted so the construction of this dream villa can begin immediately. With a build size of over 300m2 the villa offers 3 floors of open plan spaces. A minimum of 3 bedrooms and ensuite bathrooms. Garage, gym, wine cellar, swimming pool and gazebo. A rare find so for more information and viewings dont hesitate to call

- Расположение**

 - ✓ Рядом с портом
 - ✓ Рядом с магазинами
 - ✓ Рядом с городом
 - ✓ Близко к школам
- Особенности**

 - ✓ Рядом с транспортом
 - ✓ Возле церкви

IMAGEN DE CATASTRO

IMAGEN AÉREA DEL ENTORNO

IMAGEN DE LA FACHADA

IMAGEN SEGUN NORMATIVA

DESCRIPCIÓN: PROYECTO BÁSICO Y DE EJECUCIÓN DE VIVIENDA UNIFAMILIAR AISLADA CON PISCINA. SITUACIÓN: C/BAJA Nº1 29640 FUENGIROLA (MÁLAGA). R.C.5781311 UFS45850001AA PROMOTOR: NIGEL JOHN BATEMAN ARQUITECTO: JESÚS LÓPEZ OROZCO		FECHA: mayo 2024
Calle Durrans nº 14 - 316 - C.P. 29 200 - Arquitecto (Privado) Tel. 952.72.95.32 - 619.24.64.67 www.arquitectodemalaga.net		PLANO VP ESCALA: 1/100 PLANO SELECCIÓN

El presente plano cumple con la normativa vigente en materia de urbanismo y se encuentra debidamente autorizado por el Ayuntamiento de Málaga.

VISTADO ESTATUTARIO
 20/05/2024 - Nº Expediente 2024/00248002
 JESÚS LÓPEZ OROZCO
 ARQUITECTO DE MÁLAGA

Pág. 4 de 85




Planta sótano

CUADRO DE SUPERFICIES					
PLANTA SÓTANO:			PLANTA BAJA:		
	Sup. Útil	Sup. Construida		Sup. Útil	Sup. Construida
GARAJE	52.00 m ²		SALON COMEDOR COCINA	39.41 m ²	
VINOTECA	3.98 m ²		C. BAÑO	4.00 m ²	
DESPENSA	12.52 m ²		ASEO	3.83 m ²	
CUARTO INSTALACIONES	5.22 m ²		DORMITORIO 1	14.00 m ²	
ALMACEN	5.45 m ²		SALA	9.00 m ²	
	Total: 83,17 m ²	Total: 104,65 m ²		Total: 70,24 m ²	Total: 104,65 m ²

PLANTA PRIMERA:			TOTAL VIVIENDA:		
	Sup. Útil	Sup. Construida		Sup. Útil	Sup. Construida
DORMITORIO 2	23.00 m ²			Total: 83,17 m ²	Total: 104,65 m ²
C. BAÑO 2	8.00 m ²		PLANTA BAJA:	Total: 70,24 m ²	Total: 104,65 m ²
DORMITORIO 3	19.00 m ²		PLANTA PRIMERA:	Total: 70,48 m ²	Total: 104,65 m ²
C. BAÑO 3	9.00 m ²			Total: 223,89 m ²	Total: 313,95 m ²
VESTIDOR 2	5.00 m ²				
VESTIDOR 3	5.00 m ²				
DISTRIBUIDOR	1.48 m ²				
	Total: 70,48 m ²	Total: 104,65 m ²			

DESCRIPCIÓN: PROYECTO BÁSICO Y DE EJECUCIÓN DE VIVIENDA UNIFAMILIAR AISLADA CON PISCINA.	FECHA: mayo 2024
SITUACIÓN: C/BAJA Nº1 29640 FUENGIROLA (MÁLAGA). R.C. 5781311UF545850001AA.	
PROMOTOR: NIGEL JOHN BATEMAN	
ARQUITECTO: JESÚS LÓPEZ OROZCO	
Calle Durreser nº 14 - 3º - C.P. 29.200 - Antequera (Málaga) Tel: 952.71.95.32 - 619.75.64.07 www.arquitectomálaga.net	
PLANO: Planta sótano	ESCALA: 1/100

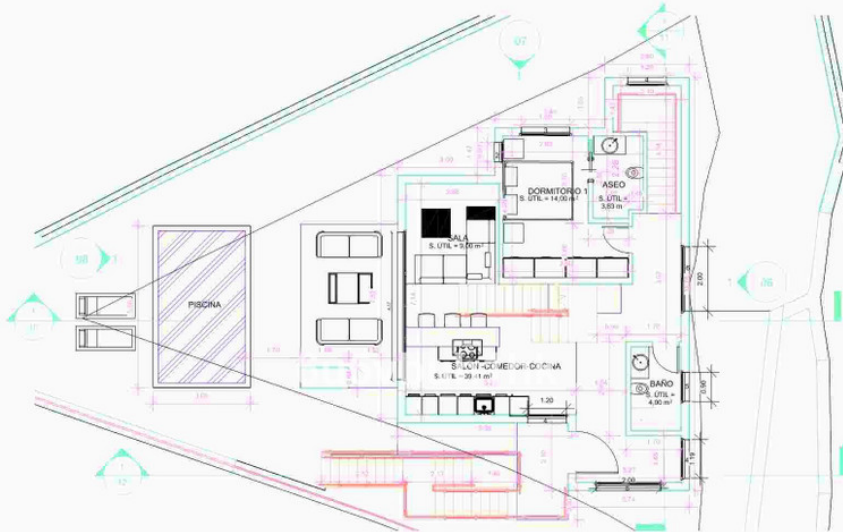

planta baja

CUADRO DE SUPERFICIES					
PLANTA SÓTANO:			PLANTA BAJA:		
	Sup. Útil	Sup. Construida		Sup. Útil	Sup. Construida
GARAJE	52.00 m²		SALÓN COMEDOR COCINA	39.41 m²	
VINOTECA	3.98 m²		C. BAÑO	4.00 m²	
DESPENSA	12.52 m²		ASEO	3.83 m²	
CUARTO INSTALACIONES	5.22 m²		DORMITORIO 1	14.00 m²	
ALMACÉN	5.45 m²		SALA	9.00 m²	
	Total: 83.17 m²	Total: 104.65 m²		Total: 70.24 m²	Total: 104.65 m²

PLANTA PRIMERA:			TOTAL VIVIENDA:		
	Sup. Útil	Sup. Construida		Sup. Útil	Sup. Construida
DORMITORIO 2	23.00 m²			Total: 83.17 m²	Total: 104.65 m²
C. BAÑO 2	8.00 m²		PLANTA BAJA:	Total: 70.24 m²	Total: 104.65 m²
DORMITORIO 3	19.00 m²		PLANTA PRIMERA:	Total: 70.48 m²	Total: 104.65 m²
C. BAÑO 3	9.00 m²			Total: 223.89 m²	Total: 313.95 m²
VESTIDOR 2	5.00 m²				
VESTIDOR 3	5.00 m²				
DISTRIBUIDOR	1.48 m²				
	Total: 70.48 m²	Total: 104.65 m²			

DESCRIPCIÓN: PROYECTO BÁSICO Y DE EJECUCIÓN DE VIVIENDA UNIFAMILIAR AISLADA CON PISCINA.	FECHA: mayo 2024
SITUACIÓN: C/BAJA Nº1 29640 FUENGIROLA (MÁLAGA). R.C. 5781311UF545850001AA.	
PROMOTOR: NIGEL JOHN BATEMAN	
ARQUITECTO: JESÚS LÓPEZ OROZCO	
Calle Durreser nº 14 - 3º - C.P. 29.200 - Antequera (Málaga) Tel: 952.71.95.32 - 619.75.64.07 www.arquitectomálaga.net	
PLANO: Planta baja	ESCALA: 1/100




planta primera

CUADRO DE SUPERFICIES					
PLANTA SÓTANO:			PLANTA BAJA:		
	Sup. Útil	Sup. Construida		Sup. Útil	Sup. Construida
GARAJE	52,00 m²		SALON COMEDOR COCINA	39,41 m²	
VINOTECA	3,98 m²		C. BAÑO	4,00 m²	
DESPENSA	12,52 m²		ASEO	3,83 m²	
CUARTO INSTALACIONES	5,22 m²		DORMITORIO 1	14,00 m²	
ALMACEN	5,45 m²		SALA	9,00 m²	
	Total: 83,17 m²	Total: 104,65 m²		Total: 70,24 m²	Total: 104,65 m²

PLANTA PRIMERA:	Sup. Útil	Sup. Construida
DORMITORIO 2	23,00 m²	
C. BAÑO 2	8,00 m²	
DORMITORIO 3	19,00 m²	
C. BAÑO 3	9,00 m²	
VESTIDOR 2	5,00 m²	
VESTIDOR 3	5,00 m²	
DISTRIBUIDOR	1,48 m²	
	Total: 70,48 m²	Total: 104,65 m²

TOTAL VIVIENDA:	Sup. Útil	Sup. Construida
PLANTA SOTANO:	Total: 83,17 m²	Total: 104,65 m²
PLANTA BAJA:	Total: 70,24 m²	Total: 104,65 m²
PLANTA PRIMERA:	Total: 70,48 m²	Total: 104,65 m²
	Total: 223,89 m²	Total: 313,95 m²

DESCRIPCIÓN: PROYECTO BÁSICO Y DE EJECUCIÓN DE VIVIENDA UNIFAMILIAR AISLADA CON PISCINA.	FECHA: mayo 2024
SITUACIÓN: C/BAJA Nº1 29640 FUENGIROLA (MÁLAGA). R.C. 5781311UFS45850001AA.	
PROMOTOR: NIGEL JOHN BATEMAN	
ARQUITECTO: JESÚS LÓPEZ OROZCO	
Calle Duranes nº 14 - 3º - C.P. 29 200 - Antequera (Málaga) Telf. 952 71 95 32 - 619 25 64 07 www.arquitectomalaga.net	
PLANO: Planta primera	ESCALA: 1/100

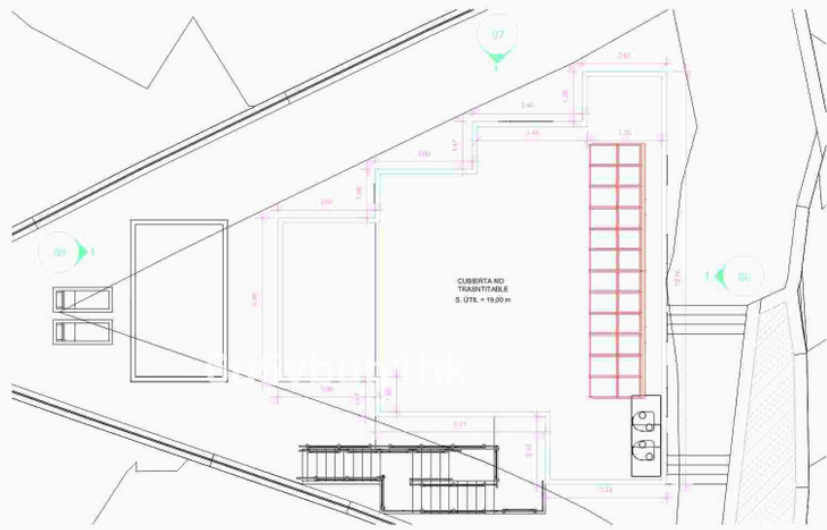

planta cubierta


CUADRO DE SUPERFICIES					
PLANTA SÓTANO:	Sup. Útil	Sup. Construida	PLANTA BAJA:	Sup. Útil	Sup. Construida
GARAJE	52,00 m²		SALON COMEDOR COCINA	39,41 m³	
VINOTECA	3,98 m²		C. BAÑO	4,00 m²	
DESPENSA	12,52 m²		ASEO	3,83 m²	
CUARTO INSTALACIONES	5,22 m²		DORMITORIO 1	14,00 m²	
ALMACEN	5,45 m²		SALA	9,00 m²	
	Total: 83,17 m²	Total: 104,65 m²		Total: 70,24 m²	Total: 104,65 m²

PLANTA PRIMERA:	Sup. Útil	Sup. Construida
DORMITORIO 2	23,00 m²	
C. BAÑO 2	8,00 m²	
DORMITORIO 3	19,00 m²	
C. BAÑO 3	9,00 m²	
VESTIDOR 2	5,00 m²	
VESTIDOR 3	5,00 m²	
DISTRIBUIDOR	1,48 m²	
	Total: 70,48 m²	Total: 104,65 m²

TOTAL VIVIENDA:	Sup. Útil	Sup. Construida
PLANTA SOTANO:	Total: 83,17 m²	Total: 104,65 m²
PLANTA BAJA:	Total: 70,24 m²	Total: 104,65 m²
PLANTA PRIMERA:	Total: 70,48 m²	Total: 104,65 m²
	Total: 223,89 m²	Total: 313,95 m²


DESCRIPCIÓN: PROYECTO BÁSICO Y DE EJECUCIÓN DE VIVIENDA UNIFAMILIAR AISLADA CON PISCINA.	FECHA: mayo 2024
SITUACIÓN: C/BAJA Nº1 29640 FUENGIROLA (MÁLAGA). R.C. 5781311UFS45850001AA.	
PROMOTOR: NIGEL JOHN BATEMAN	
ARQUITECTO: JESÚS LÓPEZ OROZCO	
Calle Duranes nº 14 - 3º - C.P. 29 200 - Antequera (Málaga) Telf. 952 71 95 32 - 619 25 64 07 www.arquitectomalaga.net	
PLANO: planta cubierta	ESCALA: 1/100



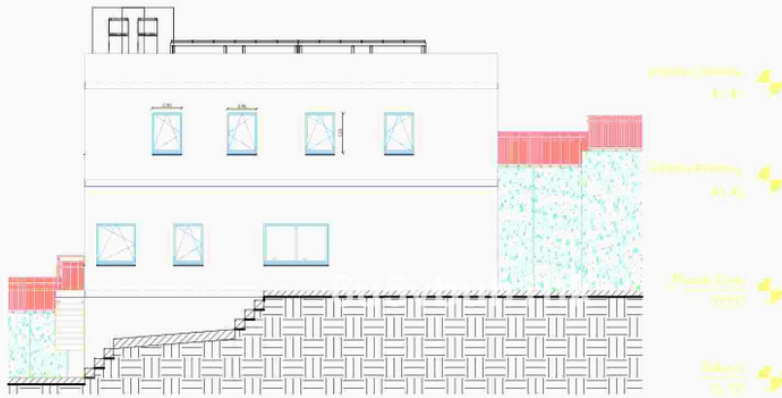


alzado

DESCRIPCIÓN: PROYECTO BÁSICO Y DE EJECUCIÓN DE VIVIENDA UNIFAMILIAR AISLADA CON PISCINA	FECHA: mayo 2024
SITUACIÓN: C/BAJA Nº1 29640 FUENGIROLA (MÁLAGA). R.C.5781311UF545850001AA	
PROMOTOR: NIGEL JOHN BATEMAN	
ARQUITECTO: JESÚS LÓPEZ OROZCO	PLANO Nº 06
Calle Duranero nº 14 - 3º - C.P. 29 200 - Antequera (29009) Tel: 952 73 95 32 - 619 75 64 07 www.arquitectomalaga.net	ESCALA: 1/100
PLANO: Alzado nº1	

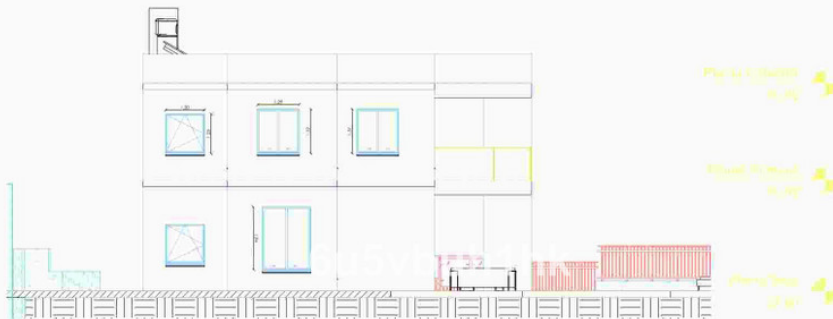

alzado

DESCRIPCIÓN: PROYECTO BÁSICO Y DE EJECUCIÓN DE VIVIENDA UNIFAMILIAR AISLADA CON PISCINA	FECHA: mayo 2024
SITUACIÓN: C/BAJA Nº1 29640 FUENGIROLA (MÁLAGA). R.C.5781311UF545850001AA	
PROMOTOR: NIGEL JOHN BATEMAN	
ARQUITECTO: JESÚS LÓPEZ OROZCO	PLANO Nº 07
Calle Duranero nº 14 - 3º - C.P. 29 200 - Antequera (29009) Tel: 952 73 95 32 - 619 75 64 07 www.arquitectomalaga.net	ESCALA: 1/100
PLANO: Alzado nº2	

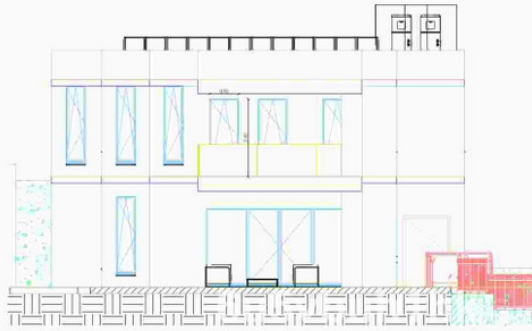

alzado

Planta Cubierta
01.00

Planta Primera
02.00

Planta Baja
03.00

DESCRIPCIÓN: PROYECTO BÁSICO Y DE EJECUCIÓN DE VIVIENDA UNIFAMILIAR AISLADA CON PISCINA	FECHA: mayo 2024
SITUACIÓN: C/BAJA Nº1 29640 FUENGIROLA (MÁLAGA). R.C. 5781311UF545850001AA	
PROMOTOR: NIGEL JOHN BATEMAN	
ARQUITECTO: JESÚS LÓPEZ OROZCO	PLANO Nº 08
Calle Duranero nº 14 - 3º - C.P. 29 200 - Antequera (Málaga) Tel: 952 73 95 32 - 619 75 64 07 www.arquitectomalaga.net	ESCALA: 1/100
PLANO: Alzado nº3	


PROMOTOR: BATEMAN, NIGEL JOHN
29640 - FUENGIROLA

ARQ. LÓPEZ OROZCO, JESÚS

El presente es un documento de carácter informativo y no tiene validez legal. El usuario del documento debe asegurarse de que el contenido sea el más actualizado y correcto.

VISADO ESTATUTARIO
COLEGIO OFICIAL DE
ARQUITECTOS DE MÁLAGA

Pág. 11 de 13

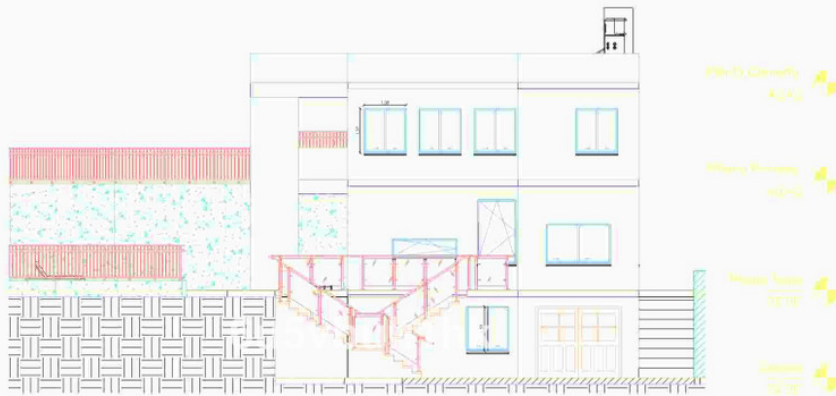

alzado

DESCRIPCIÓN: PROYECTO BÁSICO Y DE EJECUCIÓN DE VIVIENDA UNIFAMILIAR AISLADA CON PISCINA	FECHA: mayo 2024
SITUACIÓN: C/BAJA Nº1 29640 FUENGIROLA (MÁLAGA). R.C. 5781311UF545850001AA	
PROMOTOR: NIGEL JOHN BATEMAN	
ARQUITECTO: JESÚS LÓPEZ OROZCO	PLANO Nº 09
Calle Duranero nº 14 - 3º - C.P. 29 200 - Antequera (Málaga) Tel: 952 73 95 32 - 619 75 64 07 www.arquitectomalaga.net	ESCALA: 1/100
PLANO: Alzado nº4	


PROMOTOR: BATEMAN, NIGEL JOHN
29640 - FUENGIROLA

ARQ. LÓPEZ OROZCO, JESÚS

El presente es un documento de carácter informativo y no tiene validez legal. El usuario del documento debe asegurarse de que el contenido sea el más actualizado y correcto.


VISADO ESTATUTARIO
COLEGIO OFICIAL DE
ARQUITECTOS DE MÁLAGA

Pág. 12 de 13

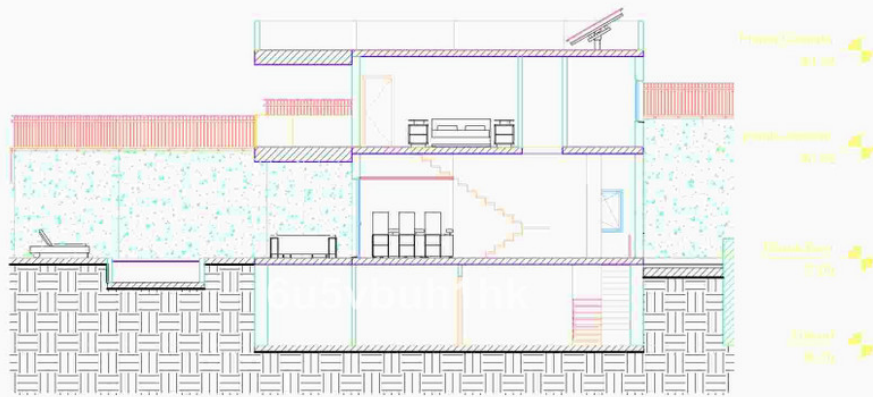



sección 1


DESCRIPCIÓN: PROYECTO BÁSICO Y DE EJECUCIÓN DE VIVIENDA UNIFAMILIAR AISLADA CON PISCINA	FECHA: mayo 2024
SITUACIÓN: C/BAJA Nº1 29640 FUENGIROLA (MÁLAGA). R.C. 5781311UF545850001AA	
PROMOTOR: NIGEL JOHN BATEMAN	PLANO Nº 10
ARQUITECTO: JESÚS LÓPEZ OROZCO	ESCALA: 1/100
PLANO: Sección nº1	

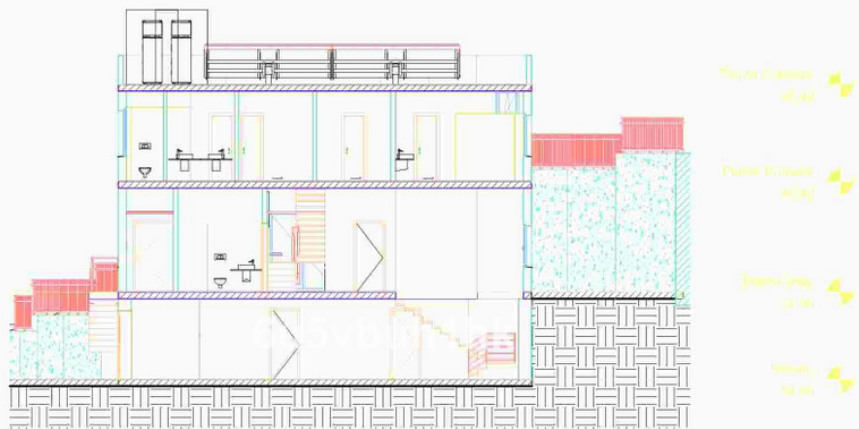


sección 2

DESCRIPCIÓN: PROYECTO BÁSICO Y DE EJECUCIÓN DE VIVIENDA UNIFAMILIAR AISLADA CON PISCINA	FECHA: mayo 2024
SITUACIÓN: C/BAJA Nº1 29640 FUENGIROLA (MÁLAGA). R.C. 5781311UF545850001AA	
PROMOTOR: NIGEL JOHN BATEMAN	PLANO Nº 11
ARQUITECTO: JESÚS LÓPEZ OROZCO	ESCALA: 1/100
PLANO: Sección nº2	

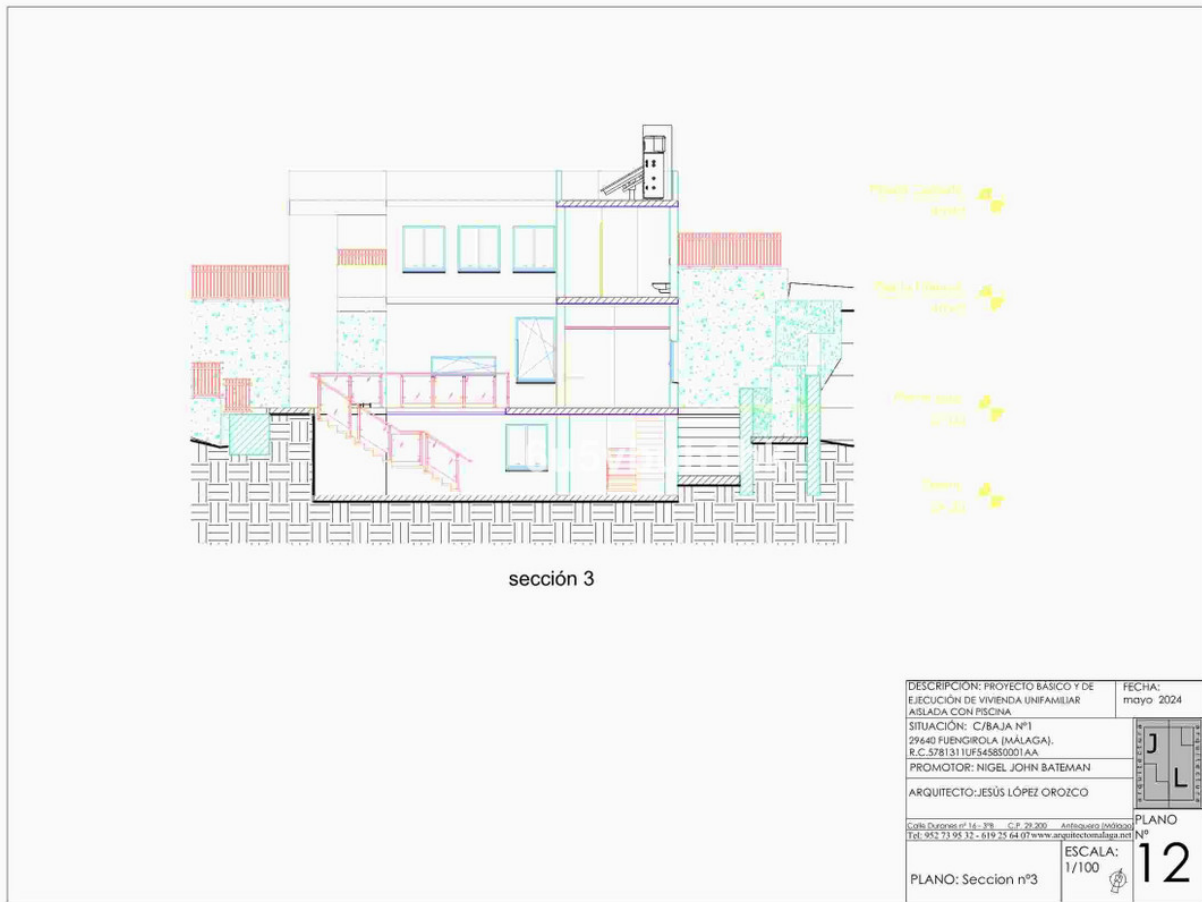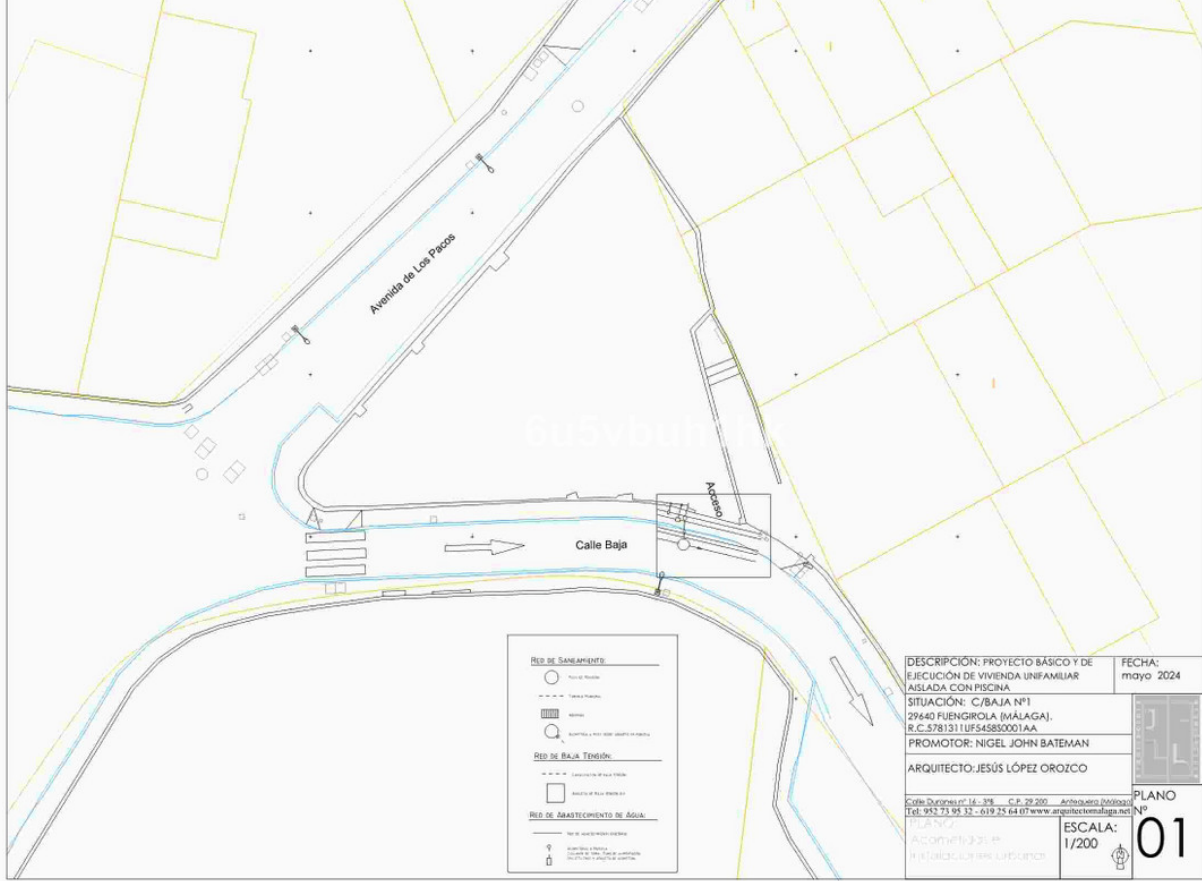

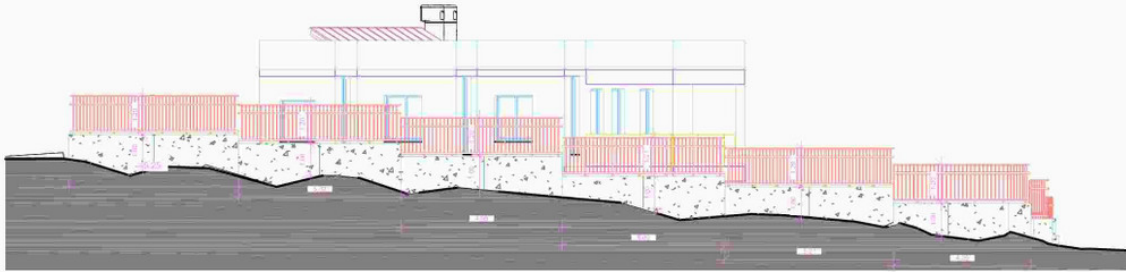

vista lateral exterior

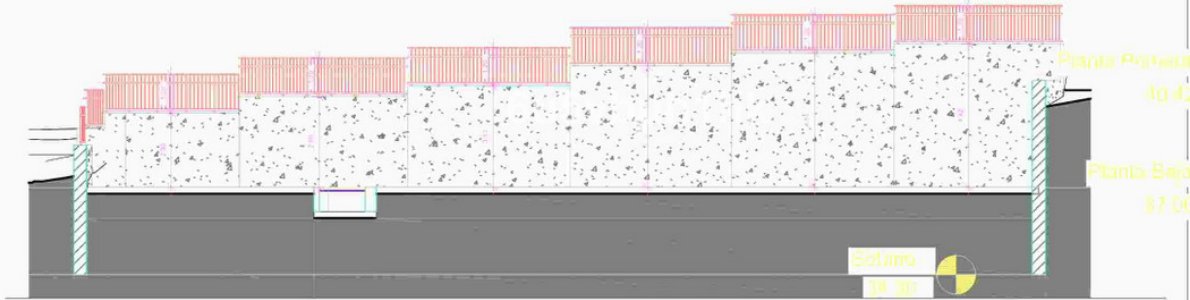

vista lateral interior

DESCRIPCIÓN: PROYECTO BÁSICO Y DE EJECUCIÓN DE VIVIENDA UNIFAMILIAR AISLADA CON PISCINA	FECHA: mayo 2024
SITUACIÓN: C/BAJA Nº1 29640 FUENGIROLA (MÁLAGA). R.C. 5781311UF545850001AA	
PROMOTOR: NIGEL JOHN BATEMAN	
ARQUITECTO: JESÚS LÓPEZ OROZCO	PLANO Nº 13
Calle Duran en 14 - 3º - C.P. 29 200 - Antequera (Málaga) Tel: 952 71 95 32 - 619 75 64 07 www.arquitectomalaga.net	ESCALA: 1/100
PLANO: Alzados laterales 1	




vista frontal interior



vista frontal exterior



DESCRIPCIÓN: PROYECTO BÁSICO Y DE EJECUCIÓN DE VIVIENDA UNIFAMILIAR AISLADA CON PISCINA	FECHA: mayo 2024
SITUACIÓN: C/BAJA Nº1 29640 FUENGIROLA (MÁLAGA). R.C. 5781311UF545850001AA	
PROMOTOR: NIGEL JOHN BATEMAN	
ARQUITECTO: JESÚS LÓPEZ OROZCO	PLANO Nº 14
Calle Duran en 14 - 3º - C.P. 29 200 - Antequera (Málaga) Tel: 952 71 95 32 - 619 75 64 07 www.arquitectomalaga.net	ESCALA: 1/100
PLANO: Alzados laterales 2	

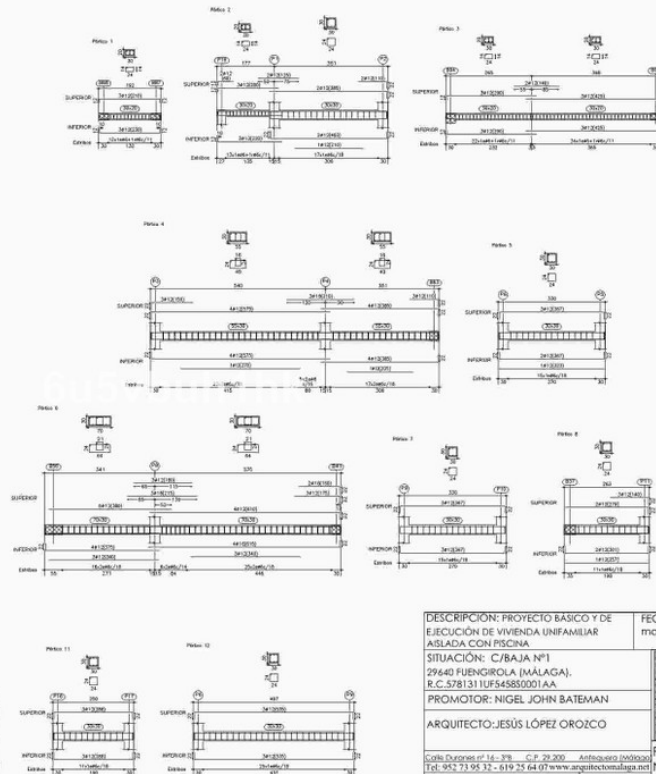

Calle Duranes nº 14 - 3º C.P. 29.200 Antequera (Málaga)
Tel: 952 73 95 32 - 619 25 64 07 www.arquitectomalaga.net

ESCALA:
1/100


PLANO
Nº
18

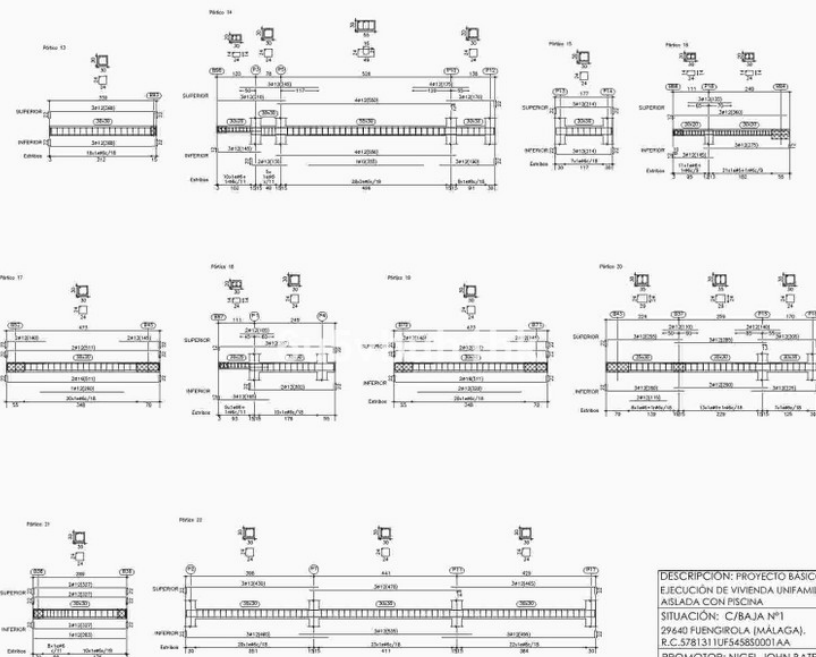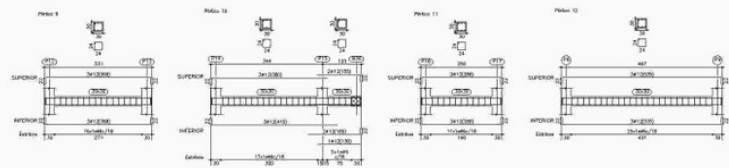

Calle Duranes nº 14 - 3º C.P. 29.200 Antequera (Málaga)
Tel: 952 73 95 32 - 619 25 64 07 www.arquitectonafaga.net

ESCALA:
1/100

PLANO
Nº
19

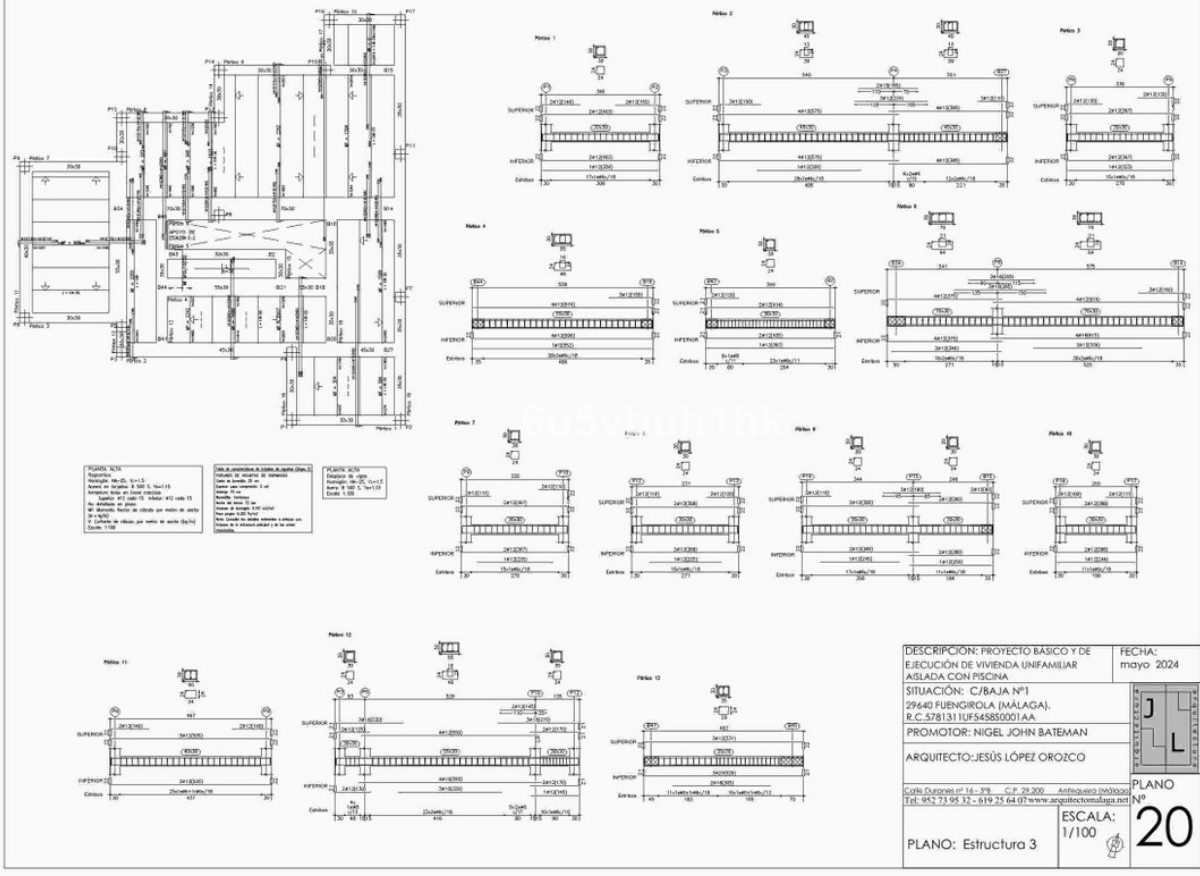

DESCRIPCIÓN: PROYECTO BÁSICO Y DE EJECUCIÓN DE VIVIENDA UNIFAMILIAR AISLADA CON PISCINA

SITUACIÓN: C/BAJA Nº1 29640 FUENGIROLA (MÁLAGA). R.C. 5781311UF545850001AA

PROMOTOR: NIGEL JOHN BATEMAN

ARQUITECTO: JESÚS LÓPEZ OROZCO

FECHA: mayo 2024

PLANO Nº 20

ESCALA: 1/100

PLANO: Estructura 3

El presente estudio arquitectónico representa la ejecución de una vivienda unifamiliar aislada con piscina, proyectada por el arquitecto JESÚS LÓPEZ OROZCO, en cumplimiento de lo establecido en el artículo 17 de la Ley 12/2013, de 22 de junio, de ordenación de la actividad profesional de los arquitectos de la Comunidad Autónoma de Málaga.

PROYECTO: BATEMAN, NIGEL JOHN


ARQ.: LÓPEZ OROZCO, JESÚS



PROMOTOR: BATEMAN, NIGEL JOHN

29640 - FUENGIROLA


COLEGIO OFICIAL DE ARQUITECTOS DE MÁLAGA

Pág. 29 de 43

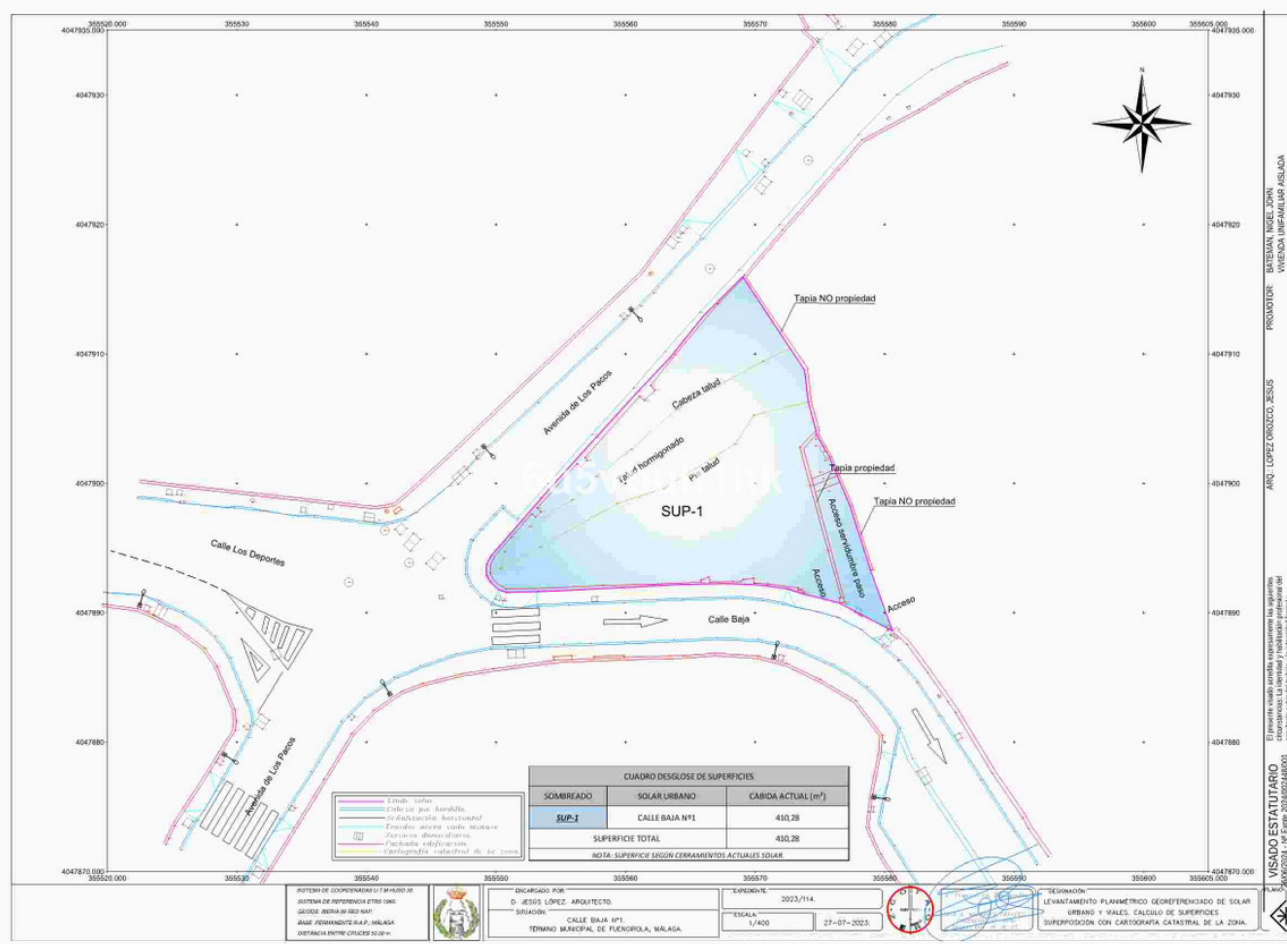

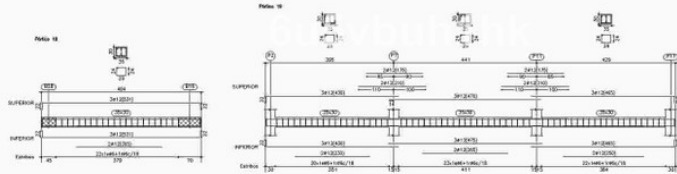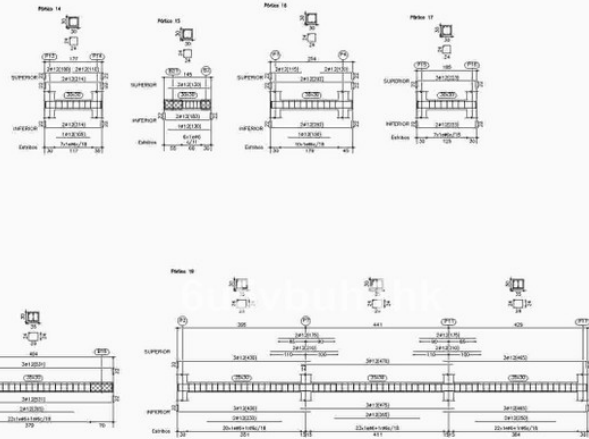


DESCRIPCIÓN: PROYECTO BÁSICO Y DE EJECUCIÓN DE VIVIENDA UNIFAMILIAR AISLADA CON PISCINA		FECHA: mayo 2024
SITUACIÓN: C/BAJA Nº1 29640 FUENGIROLA (MÁLAGA). R.C. 5781311UF545850001AA		
PROMOTOR: NIGEL JOHN BATEMAN		
ARQUITECTO: JESÚS LÓPEZ OROZCO		
Calle Duranero nº 14 - 3ºB - C.P. 29 200 Antequera (Málaga) Tel. 952 73 95 32 - 619 25 64 07 www.arquitectomalaga.net		PLANO Nº 21
ESCALA: 1/100		
PLANO: Estructura 4		



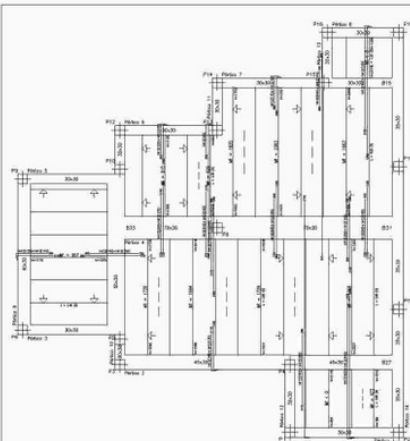


C/BAJA Nº1
 Situación: C/BAJA Nº1
 R.C.5781311UF545850001AA
 Promotor: NIGEL JOHN BATEMAN
 Arquitecto: JESÚS LÓPEZ OROZCO
 Fecha: mayo 2024

C/BAJA Nº1
 Situación: C/BAJA Nº1
 R.C.5781311UF545850001AA
 Promotor: NIGEL JOHN BATEMAN
 Arquitecto: JESÚS LÓPEZ OROZCO
 Fecha: mayo 2024

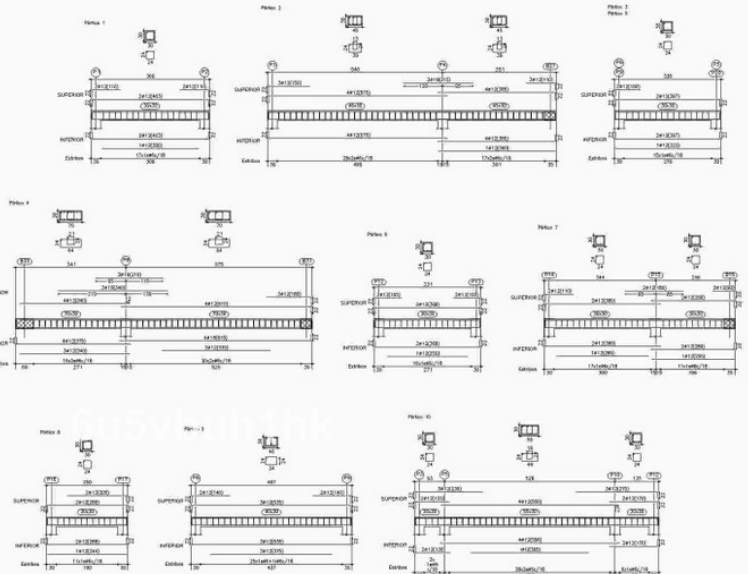

DESCRIPCIÓN: PROYECTO BÁSICO Y DE EJECUCIÓN DE VIVIENDA UNIFAMILIAR AISLADA CON PISCINA		FECHA: mayo 2024
SITUACIÓN: C/BAJA Nº1 29640 FUENGIROLA (MÁLAGA). R.C. 578 1311 UF 545850001AA		
PROMOTOR: NIGEL JOHN BATEMAN		
ARQUITECTO: JESÚS LÓPEZ OROZCO		PLANO Nº 22
Calle Duranero nº 14 - 3ºB - C.P. 29 200 Antequera (Málaga) Tel. 952 73 95 32 - 619 25 64 07 www.arquitectomalaga.net		ESCALA: 1/100
PLANO: Estructura 5		

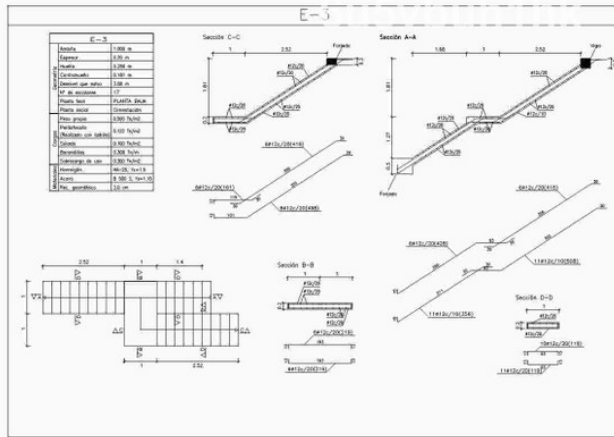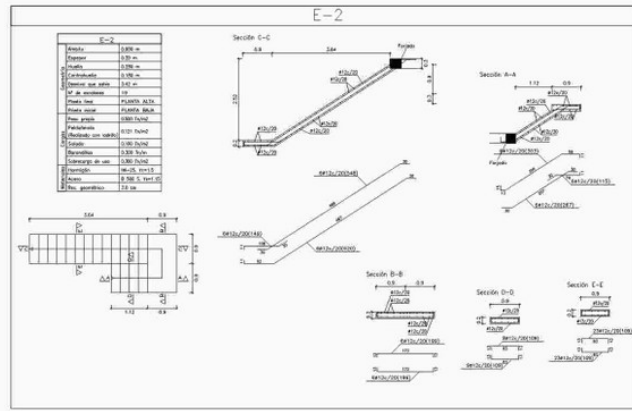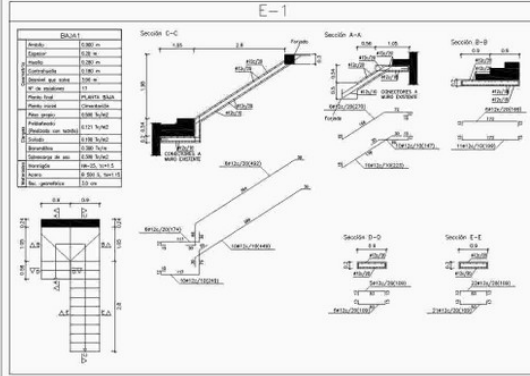


DESCRIPCIÓN: PROYECTO BÁSICO Y DE EJECUCIÓN DE VIVIENDA UNIFAMILIAR AISLADA CON PISCINA		FECHA: mayo 2024
SITUACIÓN: C/BAJA Nº1 29640 FUENGIROLA (MÁLAGA). R.C. 5781311UF545850001AA		
PROMOTOR: NIGEL JOHN BATEMAN		
ARQUITECTO: JESÚS LÓPEZ OROZCO		PLANO Nº 23
Calle Duran nº 14 - 3º - C.P. 29 200 Antequera (Málaga) Tel. 952 73 95 32 - 619 25 64 07 www.arquitectomálaga.net		
PLANO: Estructura 6		ESCALA: 1/100 

El presente estudio arquitectónico representa las soluciones técnicas y constructivas para la ejecución de la obra, con sujeción a las condiciones de uso y a la normativa vigente. El arquitecto no se responsabiliza de los errores de interpretación o de los daños derivados de la aplicación incorrecta de los datos o de los cálculos. El arquitecto no se responsabiliza de los errores de interpretación o de los daños derivados de la aplicación incorrecta de los datos o de los cálculos.

PROYECTO: BATEMAN, NIGEL JOHN
PROMOTOR: ANJO, LÓPEZ OROZCO, JESÚS
MÁLAGA - FUENGIROLA

VISADO ESTATUTARIO
280602024 - Nº Expediente 2024000248001
COLEGIO OFICIAL DE ARQUITECTOS DE MÁLAGA

Pág. 31 de 43

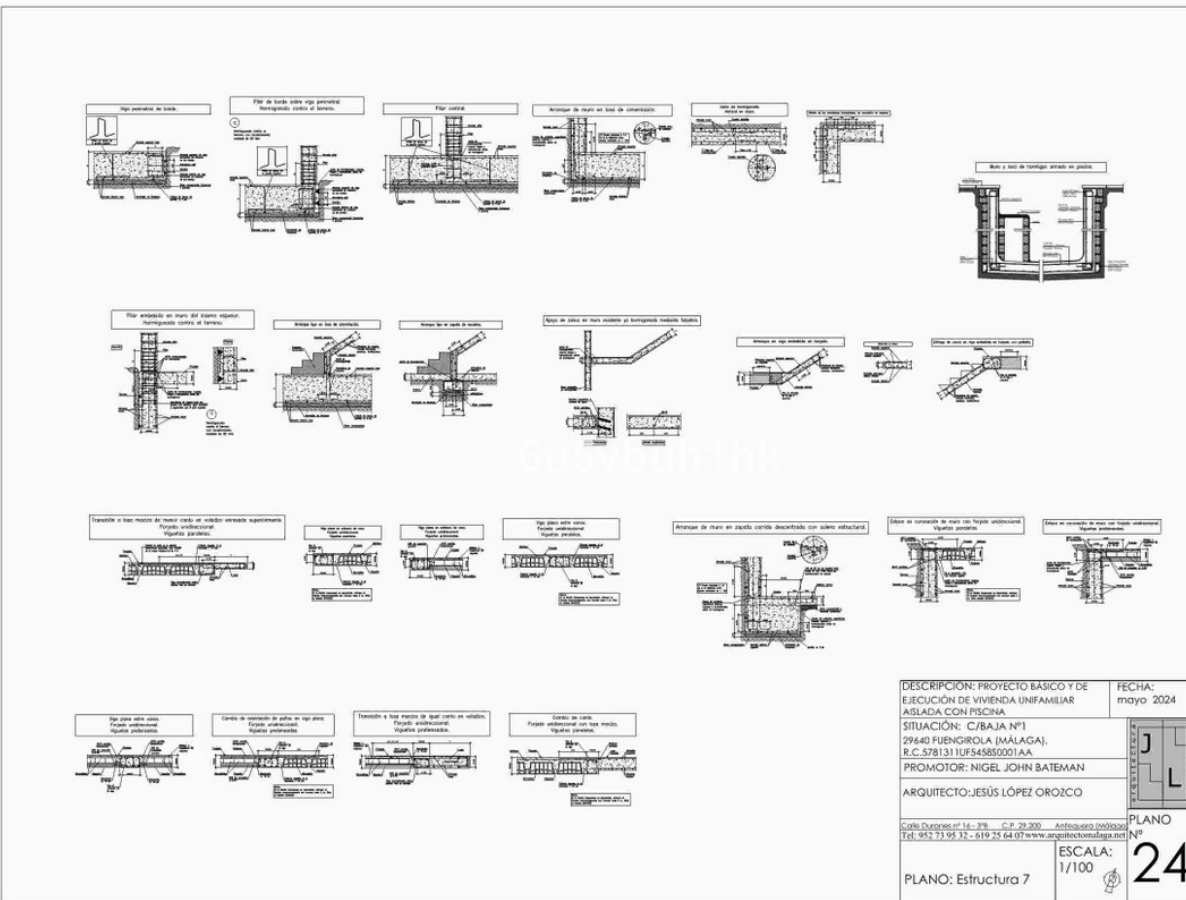

DESCRIPCIÓN: PROYECTO BÁSICO Y DE EJECUCIÓN DE VIVIENDA UNIFAMILIAR AISLADA CON PISCINA		FECHA: mayo 2024
SITUACIÓN: C/BAJA Nº1 29640 FUENGIROLA (MÁLAGA). R.C. 5781311UF545850001AA		
PROMOTOR: NIGEL JOHN BATEMAN		
ARQUITECTO: JESÚS LÓPEZ OROZCO		PLANO Nº 24
Calle Duran nº 14 - 3º - C.P. 29 200 Antequera (Málaga) Tel. 952 73 95 32 - 619 25 64 07 www.arquitectomálaga.net		
PLANO: Estructura 7		ESCALA: 1/100 

El presente estudio arquitectónico representa las soluciones técnicas y constructivas para la ejecución de la obra, con sujeción a las condiciones de uso y a la normativa vigente. El arquitecto no se responsabiliza de los errores de interpretación o de los daños derivados de la aplicación incorrecta de los datos o de los cálculos. El arquitecto no se responsabiliza de los errores de interpretación o de los daños derivados de la aplicación incorrecta de los datos o de los cálculos.

PROYECTO: BATEMAN, NIGEL JOHN
PROMOTOR: ANJO, LÓPEZ OROZCO, JESÚS
MÁLAGA - FUENGIROLA

VISADO ESTATUTARIO
280602024 - Nº Expediente 2024000248001
COLEGIO OFICIAL DE ARQUITECTOS DE MÁLAGA

Pág. 32 de 43

Bojas de residuos con ventilación primaria	Tubo de PVC, serie B, según UNE-EN 1329-1
Red de pequeña evacuación	Tubo de PVC, serie B, según UNE-EN 1329-1
Acumulado general	Tubo de PVC, tipo, serie SN-4, rigidez anular nominal 4 kN/m ² , según UNE-EN 1401-1
Colector enterrado	Tubo de PVC, tipo, serie SN-2, rigidez anular nominal 2 kN/m ² , según UNE-EN 1401-1
Bojante de pluviales	Tubo de PVC, serie B, según UNE-EN 1329-1
Red de pequeña evacuación	Tubo de PVC, serie B, según UNE-EN 1329-1
Sumidero longitudinal	Sumidero longitudinal de fibrocemento, con rejilla y marco de acero galvanizado, clase A-15 según UNE-EN 124 y UNE-EN 1433

Simbología	
	Conexión con la red general de saneamiento
	Colector maestro de aguas residuales
	Colector maestro de aguas pluviales
	Arqueto
	Sumidero longitudinal
	Sumidero
	Bote silencioso
	Conexión con hidroneutralizador
	Baño / Ducha
	Modero con sistema
	Terminal de dirección

Referencias y dimensiones de arquetos	
2	60x60x75 cm
3	60x60x45 cm
6	60x60x50 cm
21	60x60x50 cm
48	60x60x45 cm
49	60x60x45 cm
52	60x60x50 cm
55	60x60x50 cm
58	60x60x50 cm

Diámetros utilizados en la red de pequeña evacuación	
Lavabo (Lwb)	32 mm
Ducha (Du)	40 mm
Modero con sistema (Sd)	110 mm
Fregadero de cocina (Fr)	40 mm
Lavaplatos (Lw)	40 mm
Lavadora (Lav)	40 mm
Sumidero alifónico (Spa)	40 mm
Sumidero en cubierto (Scub)	40 mm



DESCRIPCIÓN: PROYECTO BÁSICO Y DE EJECUCIÓN DE VIVIENDA UNIFAMILIAR AISLADA CON PISCINA	FECHA: mayo 2024
SITUACIÓN: C/BAJA Nº1 29640 FUENGIROLA (MÁLAGA). R.C.5781311UF545850001AA	
PROMOTOR: NIGEL JOHN BATEMAN	PLANO Nº 25
ARQUITECTO: JESÚS LÓPEZ OROZCO	ESCALA: 1/100
Calle Duran y Bas 14 - 3º - C.P. 29 200 - Antequera (Málaga) Tel. 952 71 95 32 - 619 75 64 07 www.arquitectomálaga.net	
PLANO: Saneamiento Sotano	

Bojas de residuos con ventilación primaria	Tubo de PVC, serie B, según UNE-EN 1329-1
Red de pequeña evacuación	Tubo de PVC, serie B, según UNE-EN 1329-1
Acumulado general	Tubo de PVC, tipo, serie SN-4, rigidez anular nominal 4 kN/m ² , según UNE-EN 1401-1
Colector enterrado	Tubo de PVC, tipo, serie SN-2, rigidez anular nominal 2 kN/m ² , según UNE-EN 1401-1
Bojante de pluviales	Tubo de PVC, serie B, según UNE-EN 1329-1
Red de pequeña evacuación	Tubo de PVC, serie B, según UNE-EN 1329-1
Sumidero longitudinal	Sumidero longitudinal de fibrocemento, con rejilla y marco de acero galvanizado, clase A-15 según UNE-EN 124 y UNE-EN 1433

Simbología	
	Conexión con la red general de saneamiento
	Colector maestro de aguas residuales
	Colector maestro de aguas pluviales
	Arqueto
	Sumidero longitudinal
	Sumidero
	Bote silencioso
	Conexión con hidroneutralizador
	Baño / Ducha
	Modero con sistema
	Terminal de dirección


Referencias y dimensiones de arquetos	
2	60x60x75 cm
3	60x60x45 cm
6	60x60x50 cm
21	60x60x50 cm
48	60x60x45 cm
49	60x60x45 cm
52	60x60x50 cm
55	60x60x50 cm
58	60x60x50 cm

Diámetros utilizados en la red de pequeña evacuación	
Lavabo (Lwb)	32 mm
Ducha (Du)	40 mm
Modero con sistema (Sd)	110 mm
Fregadero de cocina (Fr)	40 mm
Lavaplatos (Lw)	40 mm
Lavadora (Lav)	40 mm
Sumidero alifónico (Spa)	40 mm
Sumidero en cubierto (Scub)	40 mm



DESCRIPCIÓN: PROYECTO BÁSICO Y DE EJECUCIÓN DE VIVIENDA UNIFAMILIAR AISLADA CON PISCINA	FECHA: mayo 2024
SITUACIÓN: C/BAJA Nº1 29640 FUENGIROLA (MÁLAGA). R.C.5781311UF545850001AA	
PROMOTOR: NIGEL JOHN BATEMAN	PLANO Nº 26
ARQUITECTO: JESÚS LÓPEZ OROZCO	ESCALA: 1/100
Calle Duran y Bas 14 - 3º - C.P. 29 200 - Antequera (Málaga) Tel. 952 71 95 32 - 619 75 64 07 www.arquitectomálaga.net	
PLANO: Saneamiento Baja	

Bojas de residuos con ventilación primaria	Materiales utilizados para los tubos
Red de pequeña evacuación	Tubo de PVC, serie B, según UNE-EN 1329-1
Acumulado general	Tubo de PVC, tipo, serie SN-4, rigidez anular nominal 4 kN/m ² , según UNE-EN 1401-1
Colector exterior	Tubo de PVC, tipo, serie SN-2, rigidez anular nominal 2 kN/m ² , según UNE-EN 1401-1
Bojante de pluviales	Tubo de PVC, serie B, según UNE-EN 1329-1
Red de pequeña evacuación	Tubo de PVC, serie B, según UNE-EN 1329-1
Sumidero longitudinal	Sumidero longitudinal de fibrocemento, con rejilla y marco de acero galvanizado, clase A-15 según UNE-EN 124 y UNE-EN 1433

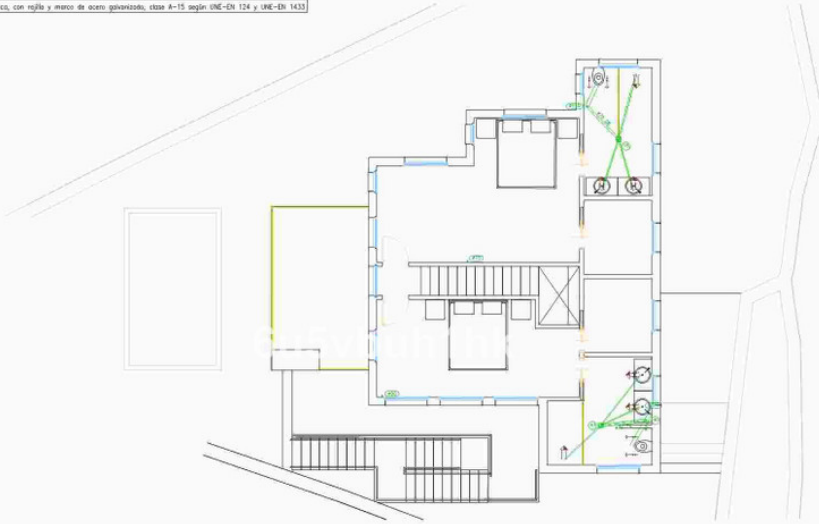


Simbología	
	Conexión con la red general de saneamiento
	Colector exterior de aguas residuales
	Colector exterior de aguas pluviales
	Arqueo
	Sumidero longitudinal
	Sumidero
	Bloque silencioso
	Conexión con hidrante
	Baño / Ducha
	Modero con sistema
	Terminal de dirección

Referencias y dimensiones de arquetas	
2	60x60x75 cm
3	60x60x45 cm
6	60x60x50 cm
21	60x60x50 cm
48	60x60x45 cm
49	60x60x45 cm
52	60x60x50 cm
55	60x60x50 cm
58	60x60x50 cm

Diámetros utilizados en la red de pequeña evacuación	
Lavabo (Lwb)	32 mm
Ducha (Du)	40 mm
Modero con sistema (Sd)	110 mm
Fregadero de cocina (Fr)	40 mm
Lavaplatos (Lw)	40 mm
Lavadora (Lw)	40 mm
Sumidero alético (Sp)	40 mm
Sumidero en cubierto (Scub)	40 mm

DESCRIPCIÓN: PROYECTO BÁSICO Y DE EJECUCIÓN DE VIVIENDA UNIFAMILIAR AISLADA CON PISCINA	FECHA: mayo 2024
SITUACIÓN: C/BAJA Nº1 29640 FUENGIROLA (MÁLAGA). R.C.5781311UF545850001AA	
PROMOTOR: NIGEL JOHN BATEMAN	PLANO Nº 27
ARQUITECTO: JESÚS LÓPEZ OROZCO	ESCALA: 1/100
Calle Duran y Basadre nº 14 - 3º - C.P. 29.200 - Antequera (Málaga) Tel. 952.73.95.32 - 619.25.64.07 www.arquitectomálaga.net	
PLANO: Saneamiento Primera	

Bojas de residuos con ventilación primaria	Materiales utilizados para los tubos
Red de pequeña evacuación	Tubo de PVC, serie B, según UNE-EN 1329-1
Acumulado general	Tubo de PVC, tipo, serie SN-4, rigidez anular nominal 4 kN/m ² , según UNE-EN 1401-1
Colector exterior	Tubo de PVC, tipo, serie SN-2, rigidez anular nominal 2 kN/m ² , según UNE-EN 1401-1
Bojante de pluviales	Tubo de PVC, serie B, según UNE-EN 1329-1
Red de pequeña evacuación	Tubo de PVC, serie B, según UNE-EN 1329-1
Sumidero longitudinal	Sumidero longitudinal de fibrocemento, con rejilla y marco de acero galvanizado, clase A-15 según UNE-EN 124 y UNE-EN 1433

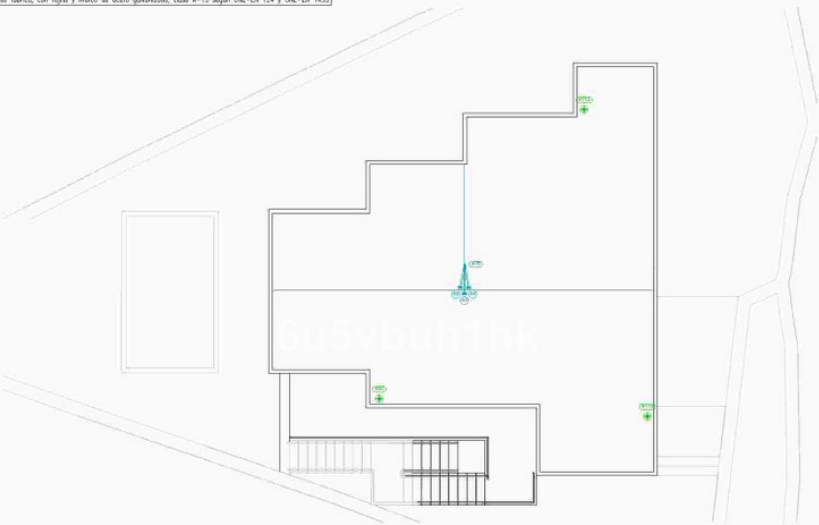


Simbología	
	Conexión con la red general de saneamiento
	Colector exterior de aguas residuales
	Colector exterior de aguas pluviales
	Arqueo
	Sumidero longitudinal
	Sumidero
	Bloque silencioso
	Conexión con hidrante
	Baño / Ducha
	Modero con sistema
	Terminal de dirección

Referencias y dimensiones de arquetas	
2	60x60x75 cm
3	60x60x45 cm
6	60x60x50 cm
21	60x60x50 cm
48	60x60x45 cm
49	60x60x45 cm
52	60x60x50 cm
55	60x60x50 cm
58	60x60x50 cm

Diámetros utilizados en la red de pequeña evacuación	
Lavabo (Lwb)	32 mm
Ducha (Du)	40 mm
Modero con sistema (Sd)	110 mm
Fregadero de cocina (Fr)	40 mm
Lavaplatos (Lw)	40 mm
Lavadora (Lw)	40 mm
Sumidero alético (Sp)	40 mm
Sumidero en cubierto (Scub)	40 mm

DESCRIPCIÓN: PROYECTO BÁSICO Y DE EJECUCIÓN DE VIVIENDA UNIFAMILIAR AISLADA CON PISCINA	FECHA: mayo 2024
SITUACIÓN: C/BAJA Nº1 29640 FUENGIROLA (MÁLAGA). R.C.5781311UF545850001AA	
PROMOTOR: NIGEL JOHN BATEMAN	PLANO Nº 28
ARQUITECTO: JESÚS LÓPEZ OROZCO	ESCALA: 1/100
Calle Duran y Basadre nº 14 - 3º - C.P. 29.200 - Antequera (Málaga) Tel. 952.73.95.32 - 619.25.64.07 www.arquitectomálaga.net	
PLANO: Saneamiento Cubierta	

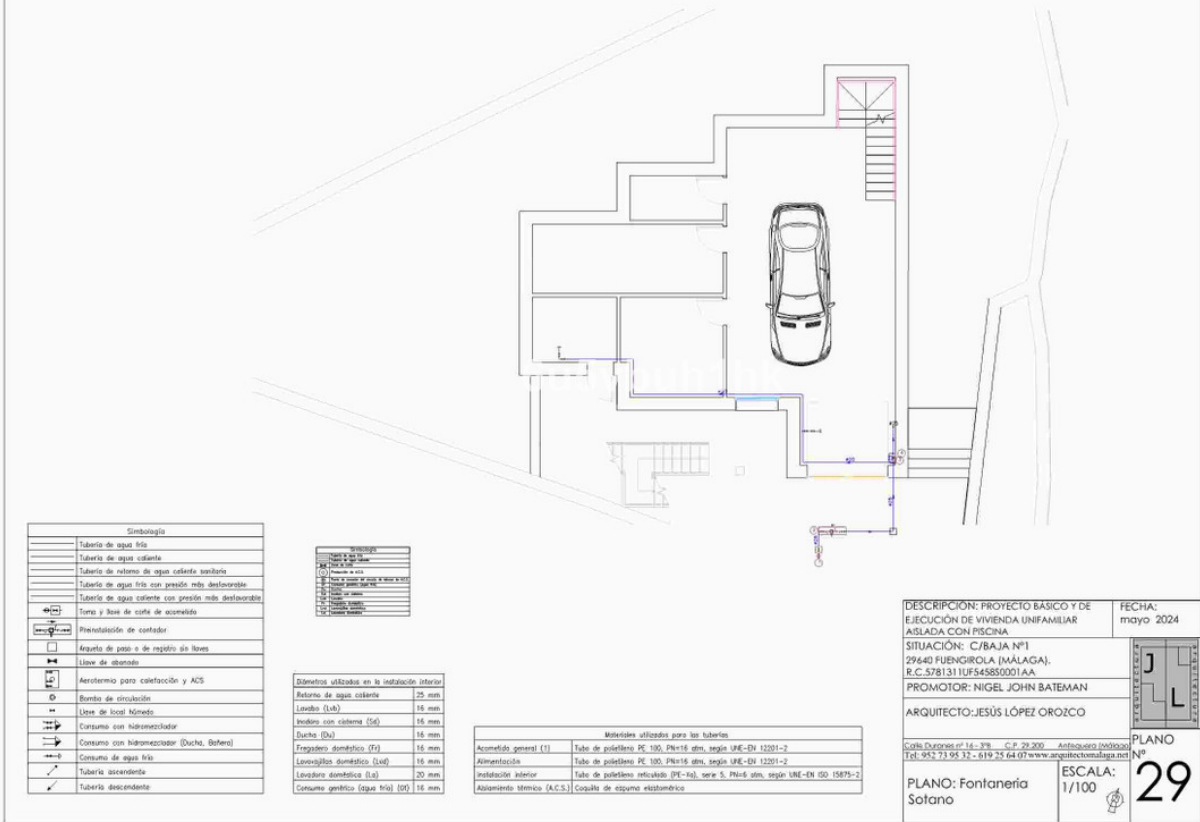

El presente es un documento de trabajo y no debe ser utilizado para la toma de decisiones sin la aprobación del autor. El presente es un documento de trabajo y no debe ser utilizado para la toma de decisiones sin la aprobación del autor.


30/05/2024 - Nº Expediente: 2024/00048001

PROYECTO: BATEMAN, NIGEL JOHN

PROMOTOR: ANJO, LÓPEZ OROZCO, JESÚS

ARQUITECTOS DE MÁLAGA

29440 - FUENGIROLA

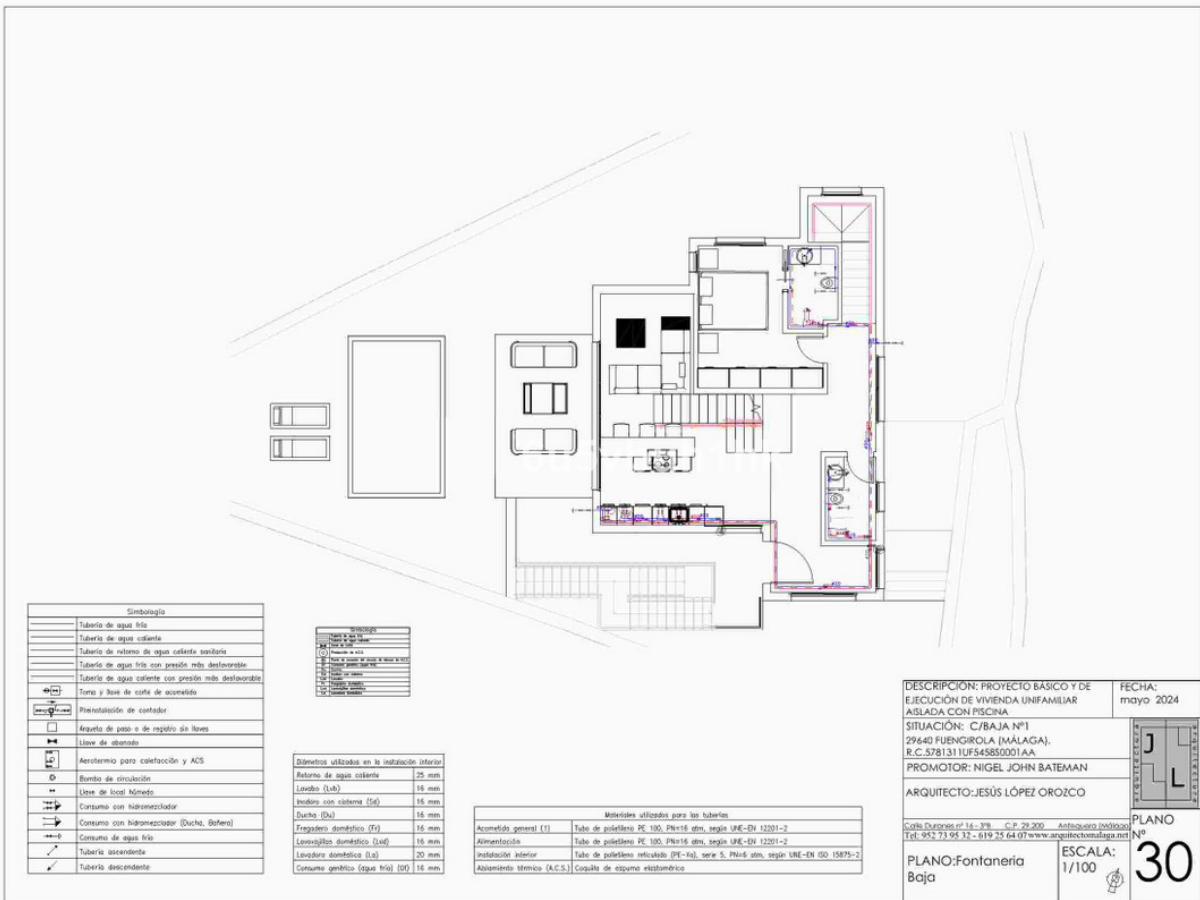

El presente es un documento de trabajo y no debe ser utilizado para la toma de decisiones sin la aprobación del autor. El presente es un documento de trabajo y no debe ser utilizado para la toma de decisiones sin la aprobación del autor.






 

30/05/2024 - Nº Expediente: 2024/00048001

PROYECTO: BATEMAN, NIGEL JOHN


PROMOTOR: ANJO, LÓPEZ OROZCO, JESÚS

ARQUITECTOS DE MÁLAGA

29440 - FUENGIROLA

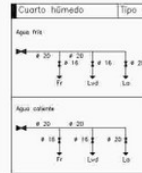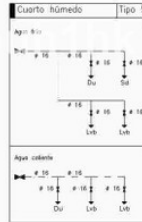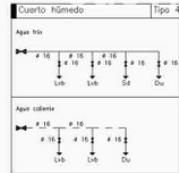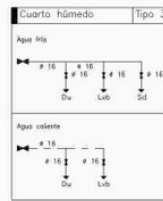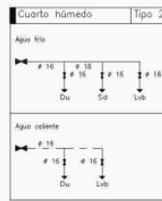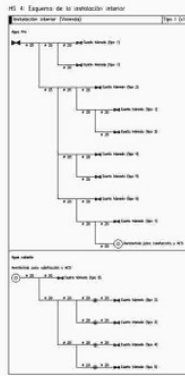

DESCRIPCIÓN: PROYECTO BÁSICO Y DE EJECUCIÓN DE VIVIENDA UNIFAMILIAR AISLADA CON PISCINA	FECHA: mayo 2024
SITUACIÓN: C/BAJA Nº1 29640 FUENGIROLA (MÁLAGA). R.C. 5781311UF545850001AA	
PROMOTOR: NIGEL JOHN BATEMAN	PLANO Nº 32
ARQUITECTO: JESÚS LÓPEZ OROZCO	ESCALA: 1/100
Calle Duranero nº 14 - 3º - C.P. 29.200 - Antequera (Málaga) Tel: 952.71.95.32 - 619.75.64.07 www.arquitectomálaga.net	
PLANO: Fontanería Esquema	

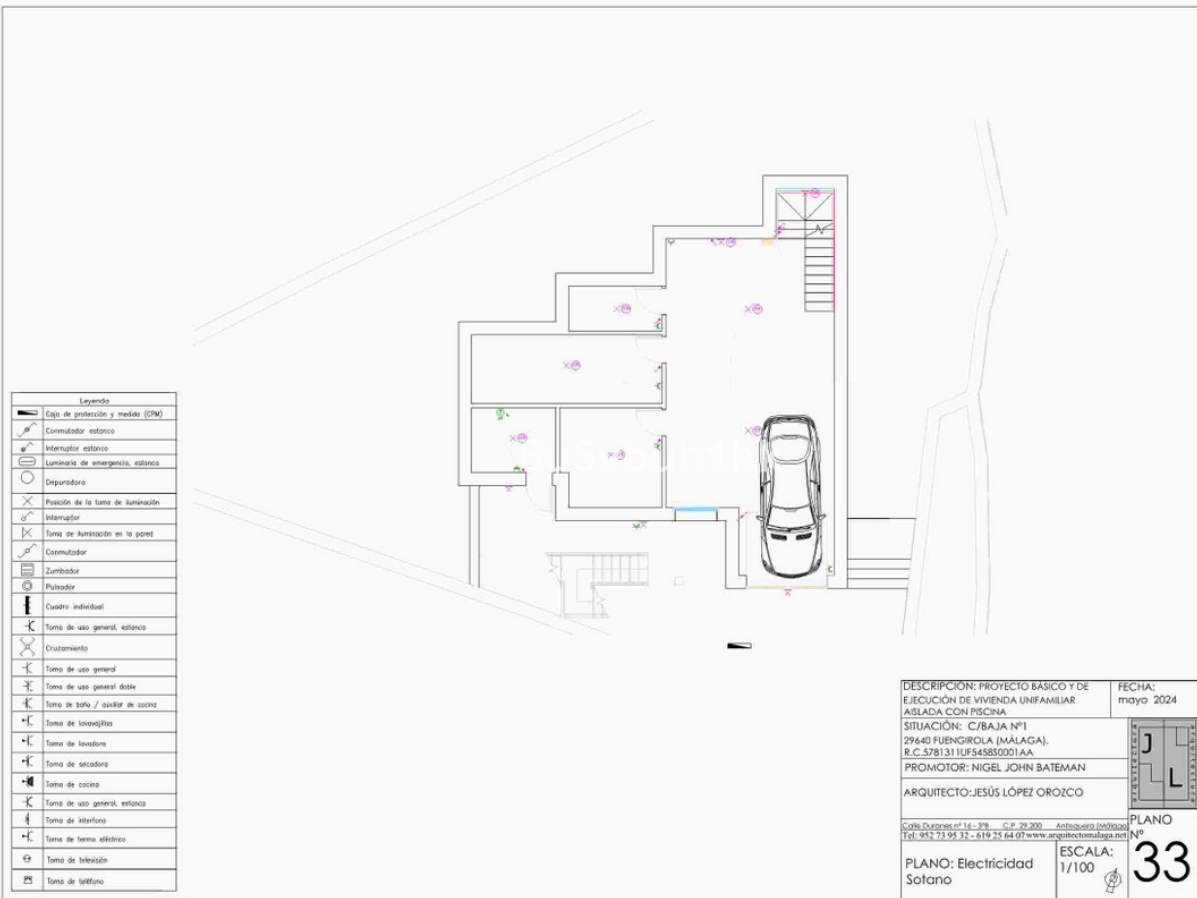

DESCRIPCIÓN: PROYECTO BÁSICO Y DE EJECUCIÓN DE VIVIENDA UNIFAMILIAR AISLADA CON PISCINA	FECHA: mayo 2024
SITUACIÓN: C/BAJA Nº1 29640 FUENGIROLA (MÁLAGA). R.C. 5781311UF545850001AA	
PROMOTOR: NIGEL JOHN BATEMAN	PLANO Nº 33
ARQUITECTO: JESÚS LÓPEZ OROZCO	ESCALA: 1/100
Calle Duranero nº 14 - 3º - C.P. 29.200 - Antequera (Málaga) Tel: 952.71.95.32 - 619.75.64.07 www.arquitectomálaga.net	
PLANO: Electricidad Sótano	

Leyenda	
	Caja de protección y medida (CPM)
	Commutador estanco
	Interruptor estanco
	Luminaria de emergencia, estanco
	Depuradora
	Piscina de la zona de iluminación
	Interruptor
	Toma de alimentación en la pared
	Commutador
	Zumbador
	Pulsador
	Cuadro individual
	Toma de uso general, estanco
	Cruzamiento
	Toma de uso general
	Toma de uso general doble
	Toma de baño / cuarto de cocina
	Toma de lavaplatos
	Toma de lavadora
	Toma de secadora
	Toma de cocina
	Toma de uso general, estanco
	Toma de interfase
	Toma de termo eléctrico
	Toma de televisión
	Toma de teléfono




DESCRIPCIÓN: PROYECTO BÁSICO Y DE EJECUCIÓN DE VIVIENDA UNIFAMILIAR AISLADA CON PISCINA		FECHA: mayo 2024
SITUACIÓN: C/BAJA Nº1 29640 FUENGIROLA (MÁLAGA). R.C. 5781311U545850001AA		
PROMOTOR: NIGEL JOHN BATEMAN		
ARQUITECTO: JESÚS LÓPEZ OROZCO		PLANO Nº 34
Calle Duran y Basadre nº 14 - 3º - C.P. 29 200 - Antequera (Málaga) Tel: 952 73 95 32 - 619 25 64 07 www.arquitectomálaga.net		
PLANO: Electricidad Baja		ESCALA: 1/100

Leyenda	
	Caja de protección y medida (CPM)
	Commutador estanco
	Interruptor estanco
	Luminaria de emergencia, estanco
	Depuradora
	Piscina de la zona de iluminación
	Interruptor
	Toma de alimentación en la pared
	Commutador
	Zumbador
	Pulsador
	Cuadro individual
	Toma de uso general, estanco
	Cruzamiento
	Toma de uso general
	Toma de uso general doble
	Toma de baño / cuarto de cocina
	Toma de lavaplatos
	Toma de lavadora
	Toma de secadora
	Toma de cocina
	Toma de uso general, estanco
	Toma de interfase
	Toma de termo eléctrico
	Toma de televisión
	Toma de teléfono





DESCRIPCIÓN: PROYECTO BÁSICO Y DE EJECUCIÓN DE VIVIENDA UNIFAMILIAR AISLADA CON PISCINA		FECHA: mayo 2024
SITUACIÓN: C/BAJA Nº1 29640 FUENGIROLA (MÁLAGA). R.C. 5781311UF545850001AA		
PROMOTOR: NIGEL JOHN BATEMAN		
ARQUITECTO: JESÚS LÓPEZ OROZCO		PLANO Nº 35
Calle Duran y Basadre nº 14 - 3º - C.P. 29 200 - Antequera (Málaga) Tel: 952 73 95 32 - 619 25 64 07 www.arquitectomálaga.net		
PLANO: Electricidad Primera		ESCALA: 1/100

Leyenda	
	Caja de protección y medida (CPM)
	Commutador estanco
	Interruptor estanco
	Luminaria de emergencia, estanco
	Depurador
	Placa de la toma de alimentación
	Interruptor
	Toma de alimentación en la pared
	Commutador
	Zumbador
	Pulsador
	Cuadro individual
	Toma de uso general, estanco
	Cruzamiento
	Toma de uso general
	Toma de uso general doble
	Toma de baño / lavador de cocina
	Toma de lavaplatos
	Toma de lavadora
	Toma de secadora
	Toma de cocina
	Toma de uso general, estanco
	Toma de interfase
	Toma de termo eléctrico
	Toma de televisión
	Toma de teléfono

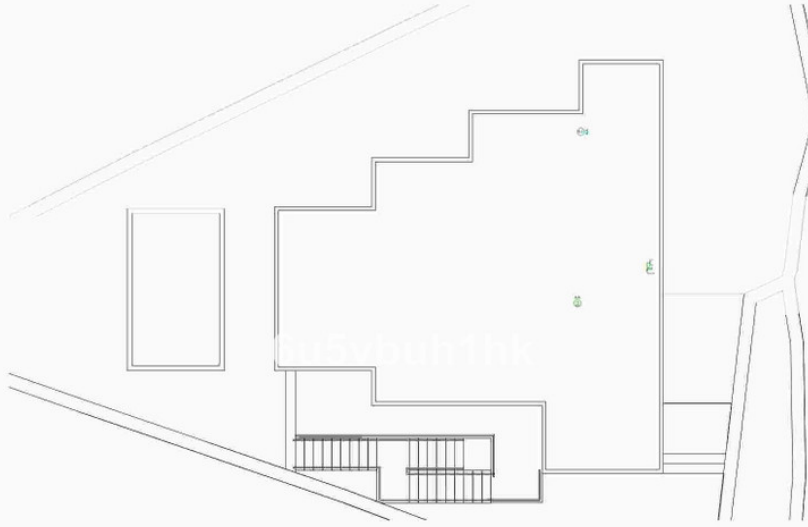


DESCRIPCIÓN: PROYECTO BÁSICO Y DE EJECUCIÓN DE VIVIENDA UNIFAMILIAR AISLADA CON PISCINA.	FECHA: mayo 2024
SITUACIÓN: C/BAJA Nº1 29640 FUENGIROLA (MÁLAGA). R.C. 5781311UF545850001AA.	
PROMOTOR: NIGEL JOHN BATEMAN	
ARQUITECTO: JESÚS LÓPEZ OROZCO	PLANO Nº 36
Calle Duranes nº 14 - 3º - C.P. 29 200 - Antequera (Málaga) Tel: 952 71 95 32 - 619 75 64 07 www.arquitectomálaga.net	ESCALA: 1/100
PLANO: Electricidad Cubierta	

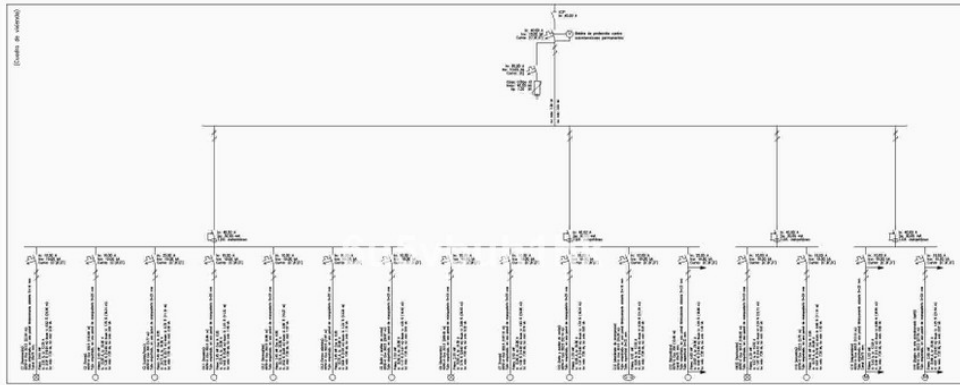 

DESCRIPCIÓN: PROYECTO BÁSICO Y DE EJECUCIÓN DE VIVIENDA UNIFAMILIAR AISLADA CON PISCINA.	FECHA: mayo 2024
SITUACIÓN: C/BAJA Nº1 29640 FUENGIROLA (MÁLAGA). R.C. 5781311UF545850001AA.	
PROMOTOR: NIGEL JOHN BATEMAN	
ARQUITECTO: JESÚS LÓPEZ OROZCO	PLANO Nº 37
Calle Duranes nº 14 - 3º - C.P. 29 200 - Antequera (Málaga) Tel: 952 71 95 32 - 619 75 64 07 www.arquitectomálaga.net	ESCALA: 1/100
PLANO: Electricidad Esquema unifilar	

Simbología	
	Bomba de calor aerotérmica
	Canalización de ida polietileno reticulado
	Canalización de retorno polietileno reticulado
	Suelo radiante
	Colector

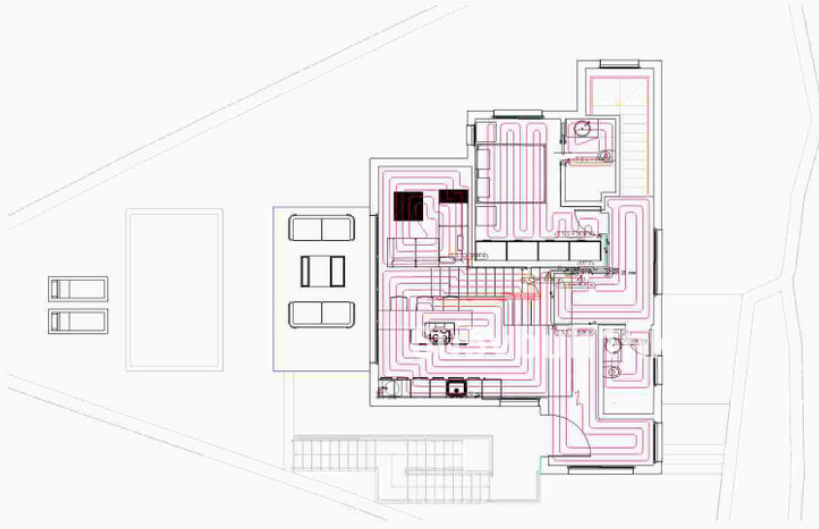

DESCRIPCIÓN: PROYECTO BÁSICO Y DE EJECUCIÓN DE VIVIENDA UNIFAMILIAR AISLADA CON PISCINA	FECHA: mayo 2024
SITUACIÓN: C/BAJA Nº1 29640 FUENGIROLA (MÁLAGA). R.C. 5781311UF545850001AA	 PLANO Nº 38
PROMOTOR: NIGEL JOHN BATEMAN	
ARQUITECTO: JESÚS LÓPEZ OROZCO	ESCALA: 1/100
Calle Duranero nº 14 - 3º - C.P. 29 200 - Antequera (Málaga) Tel: 952 73 95 32 - 619 75 64 07 www.arquitectomalaga.net PLANO: Calefacción Baja	

Simbología	
	Bomba de calor aerotérmica
	Canalización de ida polietileno reticulado
	Canalización de retorno polietileno reticulado
	Suelo radiante
	Colector




DESCRIPCIÓN: PROYECTO BÁSICO Y DE EJECUCIÓN DE VIVIENDA UNIFAMILIAR AISLADA CON PISCINA	FECHA: mayo 2024
SITUACIÓN: C/BAJA Nº1 29640 FUENGIROLA (MÁLAGA). R.C. 5781311UF545850001AA	 PLANO Nº 39
PROMOTOR: NIGEL JOHN BATEMAN	
ARQUITECTO: JESÚS LÓPEZ OROZCO	ESCALA: 1/100
Calle Duranero nº 14 - 3º - C.P. 29 200 - Antequera (Málaga) Tel: 952 73 95 32 - 619 75 64 07 www.arquitectomalaga.net PLANO: Calefacción Primera	

Simbología	
	Unidad exterior aire acondicionado split 1x1
	Unidad interior split conducido
	Línea fluida refrigerante
	Conducto rectangular
	Rejilla impulsión
	Rejilla retorno

DESCRIPCIÓN: PROYECTO BÁSICO Y DE EJECUCIÓN DE VIVIENDA UNIFAMILIAR AISLADA CON PISCINA		FECHA: mayo 2024
SITUACIÓN: C/BAJA Nº1 29640 FUENGIROLA (MÁLAGA). R.C. 5781311UF54585001AA		
PROMOTOR: NIGEL JOHN BATEMAN		
ARQUITECTO: JESÚS LÓPEZ OROZCO		PLANO Nº 40
Calle Duquesa nº 14 - 3º - C.P. 29 200 Antequera (29009) Telf. 952 71 95 32 - 619 75 64 07 www.arquitectomalaga.net		ESCALA: 1/100
PLANO: Climatización Baja		




Simbología	
	Unidad exterior aire acondicionado split 1x1
	Unidad interior split conducido
	Línea fluido refrigerante
	Conducto rectangular
	Rejilla impulsión
	Rejilla retorno

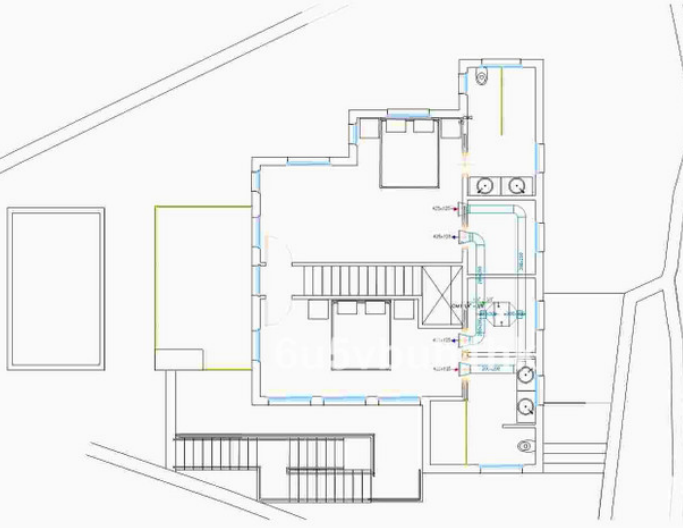


DESCRIPCIÓN: PROYECTO BÁSICO Y DE EJECUCIÓN DE VIVIENDA UNIFAMILIAR AISLADA CON PISCINA	FECHA: mayo 2024
SITUACIÓN: C/BAJA Nº1 29640 FUENGIROLA (MÁLAGA). R.C. 5781311UF545850001AA	 PLANO Nº 41
PROMOTOR: NIGEL JOHN BATEMAN	
ARQUITECTO: JESÚS LÓPEZ OROZCO	ESCALA: 1/100
Calle Duraneri nº 14 - 3º - C.P. 29 200 - Antequera (Málaga) Tel: 952 71 95 32 - 619 75 64 07 www.arquitectomálaga.net PLANO: Climatización Primera	

Simbología	
	Unidad exterior aire acondicionado split 1x1
	Unidad interior split conducido
	Línea fluido refrigerante
	Conducto rectangular
	Rejilla impulsión
	Rejilla retorno

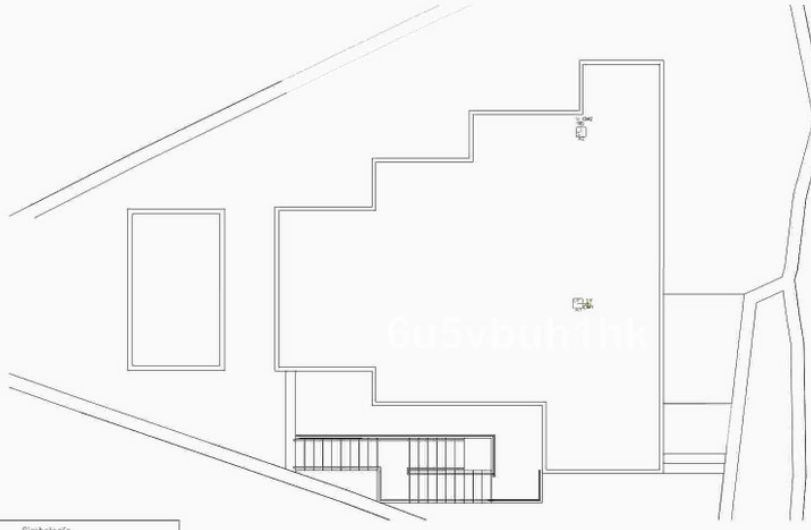

DESCRIPCIÓN: PROYECTO BÁSICO Y DE EJECUCIÓN DE VIVIENDA UNIFAMILIAR AISLADA CON PISCINA	FECHA: mayo 2024
SITUACIÓN: C/BAJA Nº1 29640 FUENGIROLA (MÁLAGA). R.C. 5781311UF545850001AA	 PLANO Nº 42
PROMOTOR: NIGEL JOHN BATEMAN	
ARQUITECTO: JESÚS LÓPEZ OROZCO	ESCALA: 1/100
Calle Duraneri nº 14 - 3º - C.P. 29 200 - Antequera (Málaga) Tel: 952 71 95 32 - 619 75 64 07 www.arquitectomálaga.net PLANO: Climatización Cubierta	

Simbología	
↓	Abertura de admisión
↓	Abertura de extracción
↑↓	Abertura de admisión y extracción con rejillas superior e inferior
↑↓	Abertura de paso con rejilla inferior en baños y aseo
↑↓	Abertura de paso con rejillas superior e inferior
○	Extractor mecánico con conductos flexibles a shunt de ventilación y humos
●	Shunt de ventilación y humos o chimenea de cubierta
■	Chimenea de cubierta

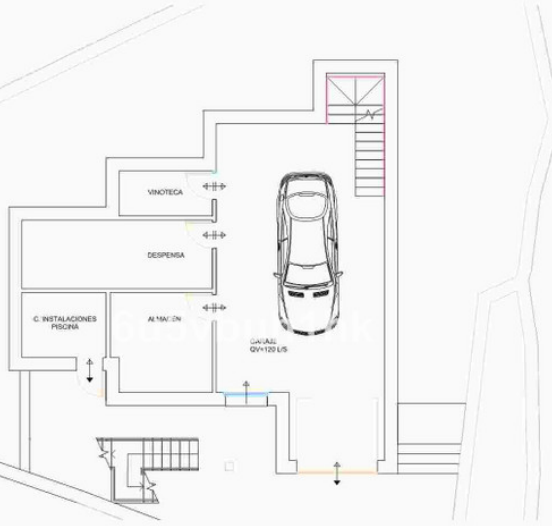


DESCRIPCIÓN: PROYECTO BÁSICO Y DE EJECUCIÓN DE VIVIENDA UNIFAMILIAR AISLADA CON PISCINA	FECHA: mayo 2024
SITUACIÓN: C/BAJA Nº1 29640 FUENGIROLA (MÁLAGA). R.C. 5781311UFS45850001AA	
PROMOTOR: NIGEL JOHN BATEMAN	
ARQUITECTO: JESÚS LÓPEZ OROZCO	PLANO Nº 43
Calle Duranero nº 14 - 3º - C.P. 29 200 - Antequera (Málaga) Tel: 952 73 95 32 - 619 25 64 07 www.arquitectomálaga.net	ESCALA: 1/100
PLANO: Ventilación Sotano	

Simbología	
↓	Abertura de admisión
↓	Abertura de extracción
↑↓	Abertura de admisión y extracción con rejillas superior e inferior
↑↓	Abertura de paso con rejilla inferior en baños y aseo
↑↓	Abertura de paso con rejillas superior e inferior
○	Extractor mecánico con conductos flexibles a shunt de ventilación y humos
●	Shunt de ventilación y humos o chimenea de cubierta
■	Chimenea de cubierta



DESCRIPCIÓN: PROYECTO BÁSICO Y DE EJECUCIÓN DE VIVIENDA UNIFAMILIAR AISLADA CON PISCINA	FECHA: mayo 2024
SITUACIÓN: C/BAJA Nº1 29640 FUENGIROLA (MÁLAGA). R.C. 5781311UFS45850001AA	
PROMOTOR: NIGEL JOHN BATEMAN	
ARQUITECTO: JESÚS LÓPEZ OROZCO	PLANO Nº 44
Calle Duranero nº 14 - 3º - C.P. 29 200 - Antequera (Málaga) Tel: 952 73 95 32 - 619 25 64 07 www.arquitectomálaga.net	ESCALA: 1/100
PLANO: Ventilación Baja	

Simbología	
↓	Abertura de admisión
↓	Abertura de extracción
↑ ↓	Abertura de admisión y extracción con rejillas superior e inferior
↑ ↓	Abertura de paso con rejilla inferior en baños y aseo
↑ ↓	Abertura de paso con rejillas superior e inferior
○	Extractor mecánico con conductos flexibles a shunt de ventilación y humos
●	Shunt de ventilación y humos a chimenea de cubierta
■	Chimenea de cubierta

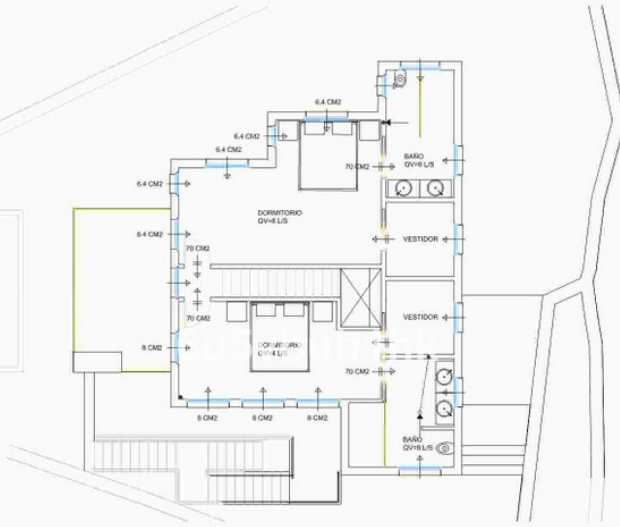

DESCRIPCIÓN: PROYECTO BASICO Y DE EJECUCIÓN DE VIVIENDA UNIFAMILIAR AISLADA CON PISCINA		FECHA: mayo 2024
SITUACIÓN: C/BAJA Nº1 29640 FUENGIROLA (MÁLAGA). R.C. 5781311UF545850001AA		
PROMOTOR: NIGEL JOHN BATEMAN		
ARQUITECTO: JESUS LÓPEZ OROZCO		
Calle Duran nº 14 - 3º - C.P. 29 200 Antequera (Málaga) Tel. 952 73 95 32 - 619 75 64 07 www.arquitectomálaga.net		PLANO Nº 45
PLANO: Ventilación Primera	ESCALA: 1/100	